


INSTALACJA CENTRALNEGO OGRZEWANIA
RZUT PIWNICY SKALA 1:100

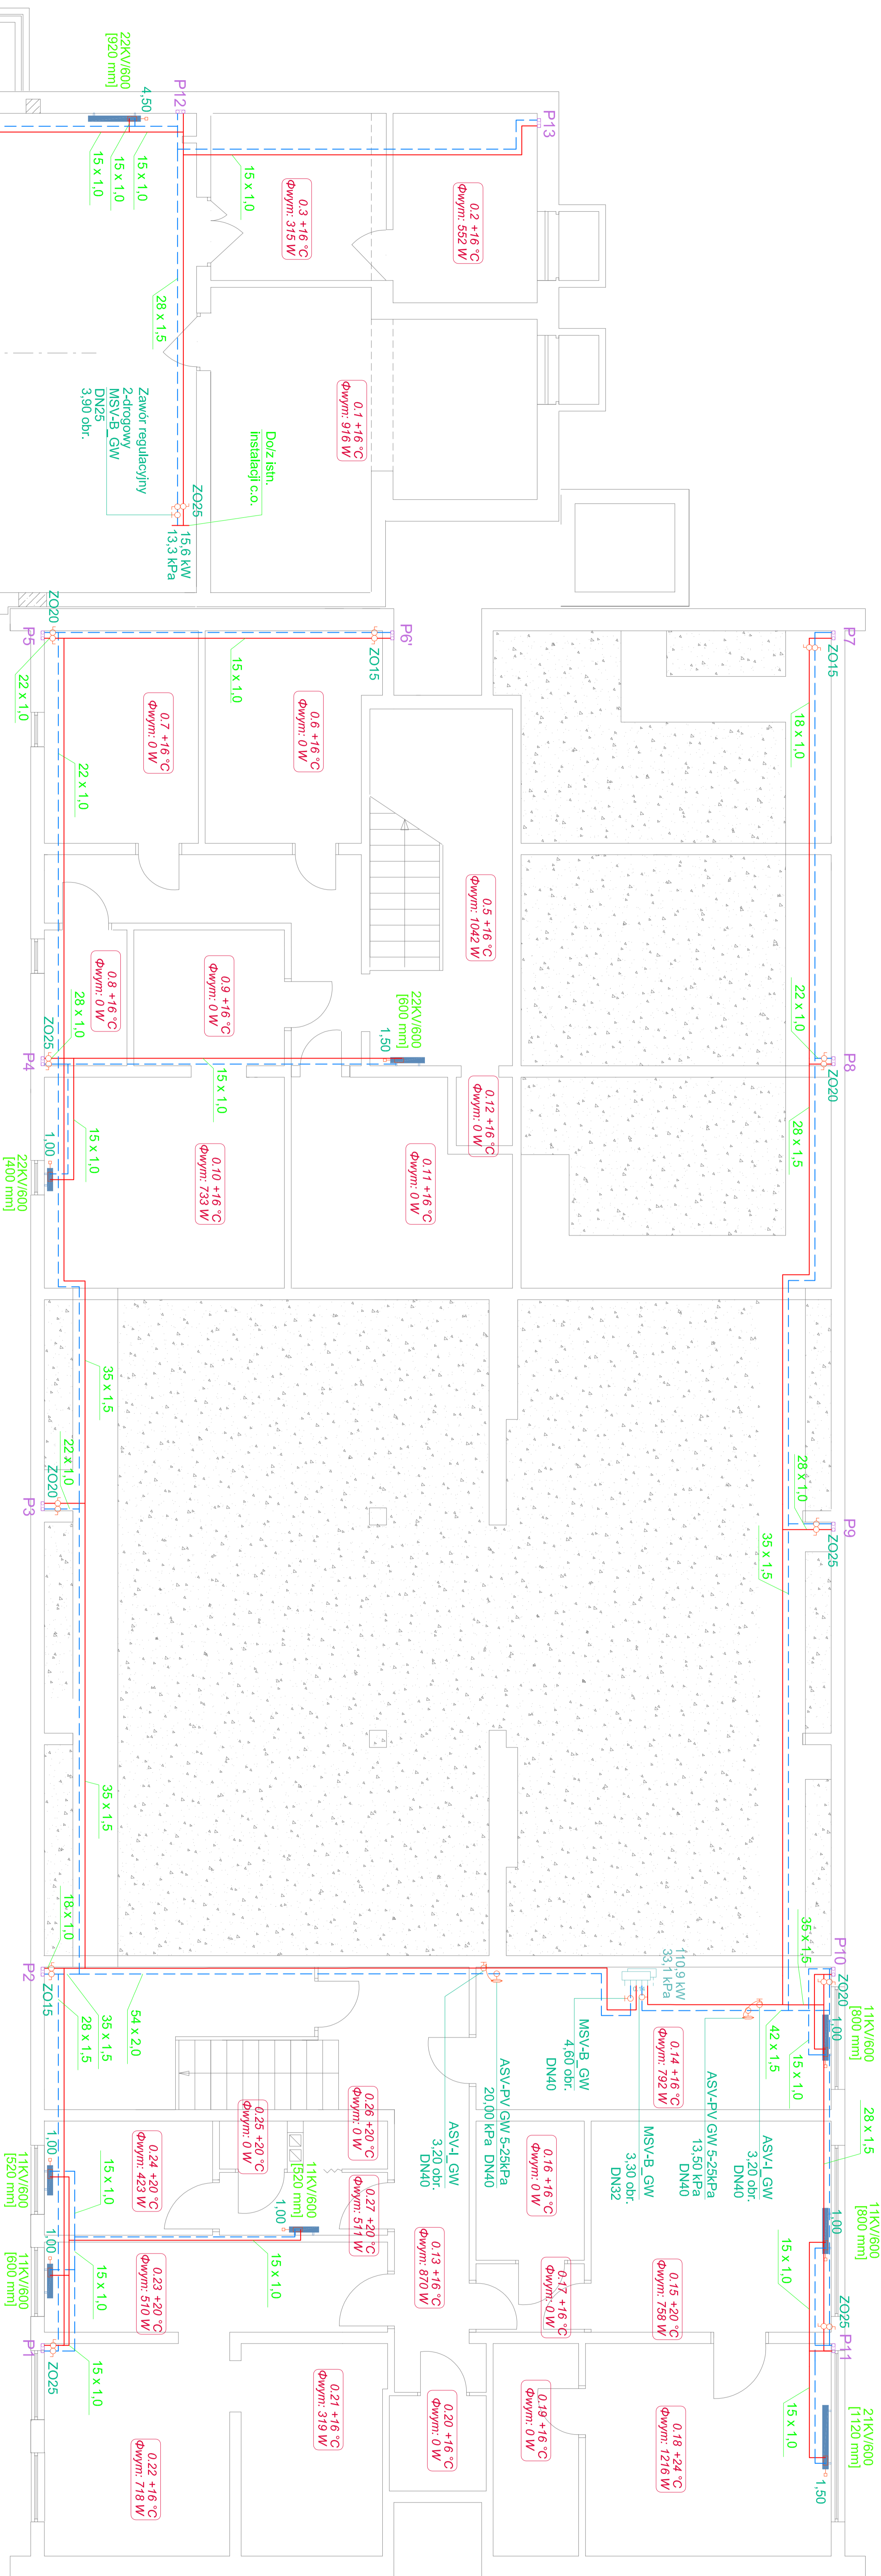

Zastawienie powierzchni:			
Lp.	Pomieszczenie	Posadzka	Powierzchnia
01	Węzeł c.o.	Bełtonowa	22,76
02	Pom. gospo.	Cement.	8,40
03	Pom. gospo.	Cement.	9,00
04	Magazyń	Cement.	98,54
05	Korytarz	Cement.	14,00
06	Wentylatornia	Cement.	10,40
07	Magazyń	Cement.	10,05
08	Magazyń	Cement.	2,60
09	Magazyń	Cement.	2,60
10	Magazyń	Cement.	15,58
11	Chłodnia	Cement.	12,82
12	Pom. gospo.	Cement.	1,18
13	Magazyń	Lastryko	12,93
14	Magazyń	Lastryko	15,58
15	Palnina	Lastryko	15,58
16	Magazyń	Lastryko	4,64
17	Przedsiłonek	Lastryko	2,28
18	Suszalnia	Lastryko	16,04
19	Magazyń	Lastryko	5,58
20	Pom.gospo.	Lastryko	2,84
21	Magazyń	Lastryko	9,23
22	Magazyń	Lastryko	12,09
23	Magazyń	Lastryko	9,50
24	Pokój socj.	Lastryko	5,90
25	WC	Lastryko	0,91
26	Korytarz	Lastryko	1,51
27	Przedsiłonek	Lastryko	3,50
Razem:			308,32 m²

LEGENDA:

- Przewód zasilania
- Przewód powrotu
- Nr pomieszczenia
- Temperatura wewnętrzna
- Øwymi: 552 W - Zapotrzebowanie na ciepło
- Grzejnik
- Wysokość: nastawy
- 114xV/600 - Typ Wysokość grzejnika
- 15 x 1.0 - Średnica rur
- P1 - Numer pionu
- Z015 - Para zaworów oddzielających firmy Perflexim
- Zasilanie: PHA-001 Czerwony dn 15
- Powrót: PHA-001 Niebieski dn 15
- Z020 - Para zaworów oddzielających firmy Perflexim
- Zasilanie: PHA-001 Czerwony dn 20
- Powrót: PHA-001 Niebieski dn 20
- Z025 - Para zaworów oddzielających firmy Perflexim
- Zasilanie: PHA-001 Czerwony dn 25
- Powrót: PHA-001 Niebieski dn 25

Jednostka projektowa				Nr rys. S-5
MAGA Agnieszka Mazur 89 - 500 Tuchola, ul. Wiejska 4				
Rozbudowa i przebudowa części budynku internatu ZSLI na Centrum Szkoleniowo - konferencyjne z bazą noclegową dla Zakładu Aktywności Zawodowej w Tucholi				Data
Investor	Adres	Powiat Tucholski	20.06.2012	
Tytuł rysunku	89-500 Tuchola, ul. Peczrowa 7	INSTALACJA CO - PIWNICA		Skala 1:100
Projektant	mgr inż. Jakub Gorlik	Instalacyjna		
Specjalność	POM/0052/PWOS/10			
Nr upr. bud.				
Asystent projektanta	mgr inż. Kamila Gwama			
Sprawdzający	mgr inż. Rafał Gorecki			
Specjalność	Instalacyjna			
Nr upr. bud.	POM/0051/PWOS/10			