


INSTALACJA CENTRALNEGO OGRZEWANIA RZUT PARTERU SKALA 1:100

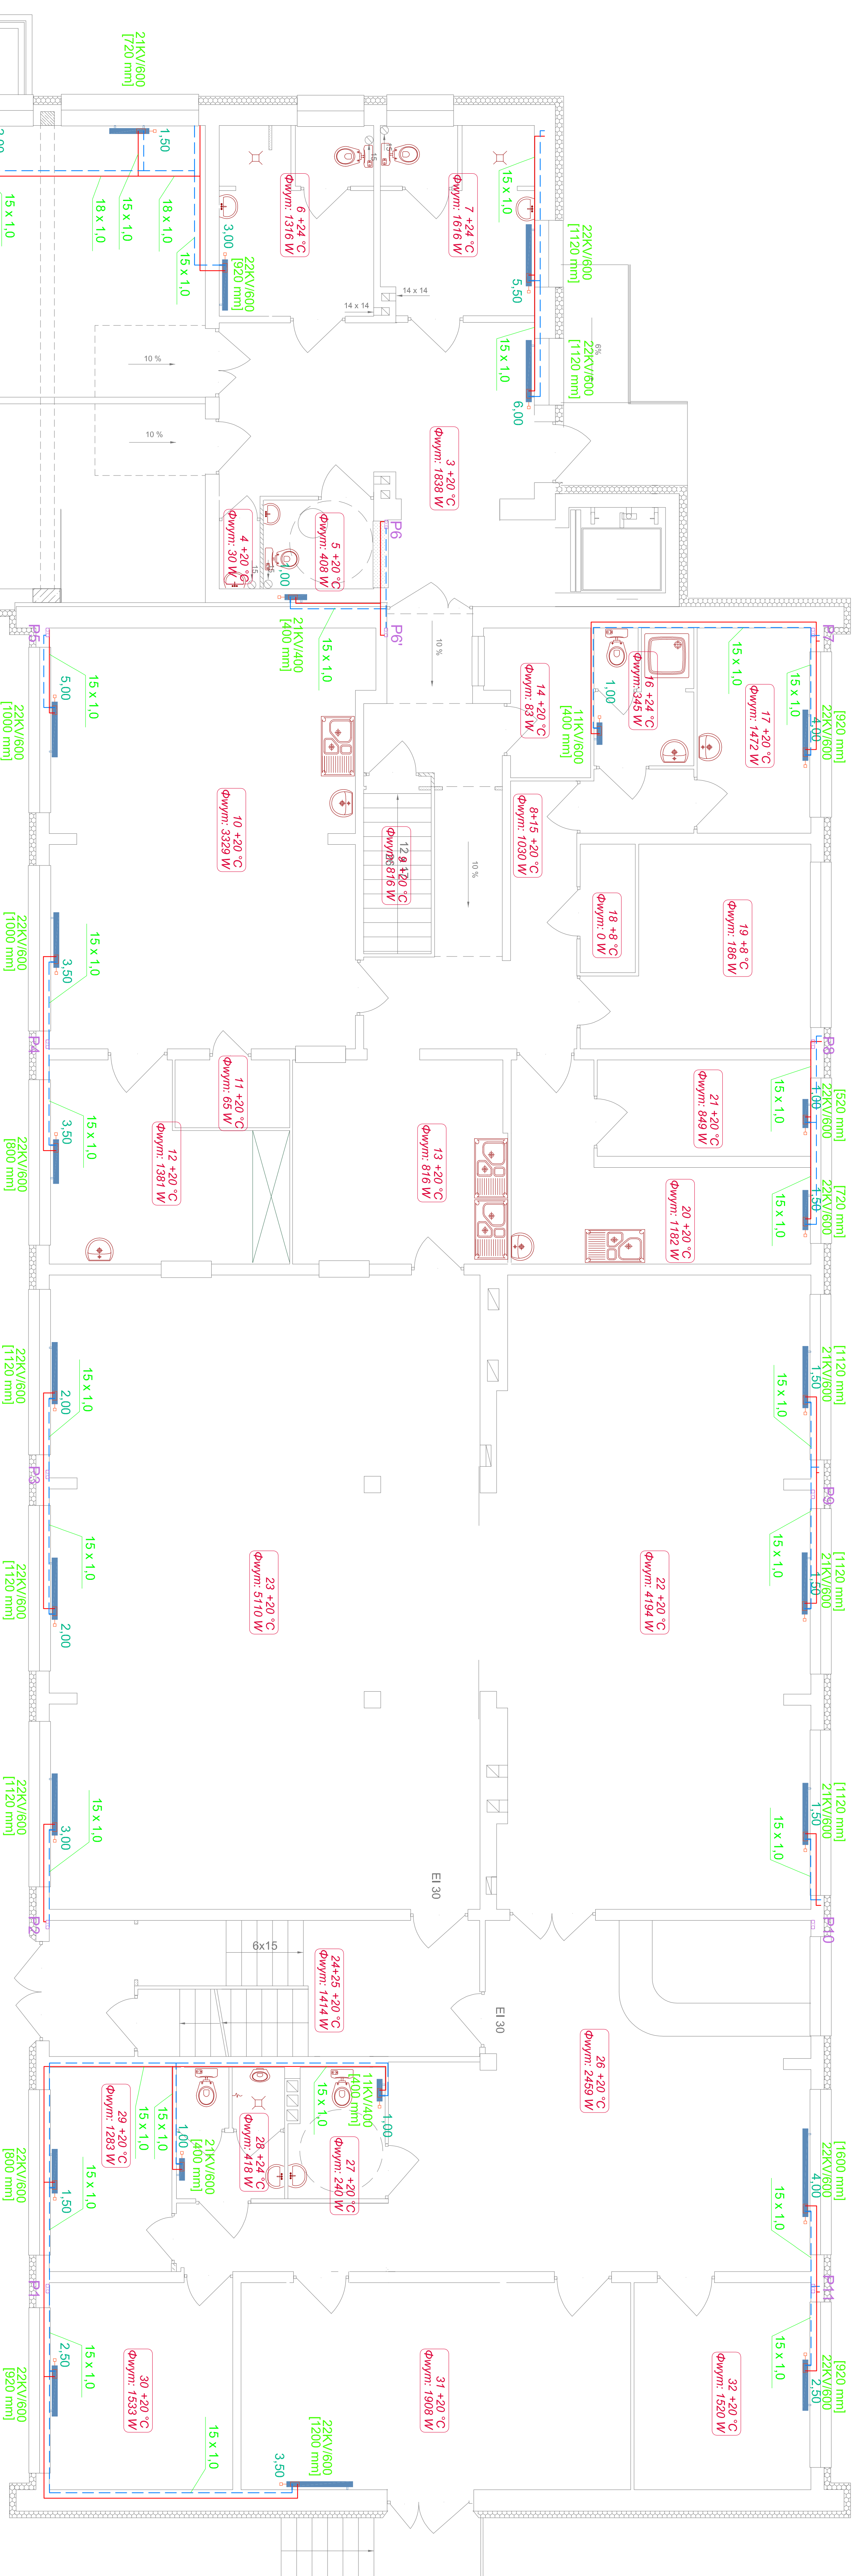

Zestawienie powierzczeni:			
Lp.	Przebieg choroby	Precedens	Powierzczona
1	Słabo zalegająca	PCV	57,64
2	Słabo metaliczny	PCV	39,12
3	Koryzka	Łuski	39,14
4	Skrępek	Łuski	18,34
5	WC	Terkelta	3,06
6	Wzrost anarcho-azymowy	PCV	9,45
7	Wzrost anarcho-azymowy	PCV	9,28
8	Komunikacja	Łuski	25,53
9	Ki. siłowa	Łuski	1,81
10	Kochnia	Łuski	42,53
11	Majazyn	PCV	2,56
12	Majazyn	PCV	13,32
13	Zapiece	Łuski	14,29
14	Pom. gospodarcze	Łuski	4,55
15	Koryzka	Terkelta	2,34
16	WC	Łuski	4,39
17	Pom. socjalne	PCV	7,68
18	Chochla	Łuski	2,33
19	Chochla	Łuski	12,94
20	Zapiece	PCV	7,37
21	Zapiece	PCV	6,19
22	Śmiech	PCV	64,46
23	Słowa	PCV	80,52
24	Koryzka	Łuski	15,17
25	Ki. siłowa	Łuski	1,88
26	Ki. siłowa	PCV	4,89
27	RM	Terkelta	3,97
28	WC	Terkelta	4,65
29	Biuro	PCV	8,26
30	Biuro	PCV	12,55
31	Słaska	PCV	26,65
32	Biuro	PCV	12,00
Razem:			579,24

<p>Jednostka projektowa MAGA Agnieszka Mazur 89 - 500 Tuchola, ul. Wiejska 4</p>		<p>Rozbudowa i przebudowa części budynku internatu ZSTiP na Centrum Szkoleniowe - Konferencyjne z bazą nośną dla Zakładu Aktywności Zawodowej w Tucholi</p>	<p>Nr p.z.s. S-6</p>
<p>Investor</p>	<p>Adres</p>	<p>Powiat Tucholski 89-500 Tuchola, ul. Pocztowa 7</p>	<p>Data 20.06.2012</p>
<p>Tytuł rysunku</p>	<p>Projektant</p>	<p>INSTALACJA.CO - PARTER mgr inż. Jakub Gontik</p>	<p>Skala 1:100</p>
<p>Specjalność Nr upr.bud.</p>	<p>Asystent projektanta</p>	<p>Instalacja/na POM/0052/PWOS/10 mgr inż. Kamila Gwama</p>	
<p>Sprawdzający Nr upr.bud.</p>	<p>Specjalność</p>	<p>mgr inż. Rafał Gorecki Instalacja/na POM/0051/PWOS/10</p>	