


INSTALACJA WENTYLACJI MECHANICZNEJ
RZUT I PIĘTRA SKALA 1:100

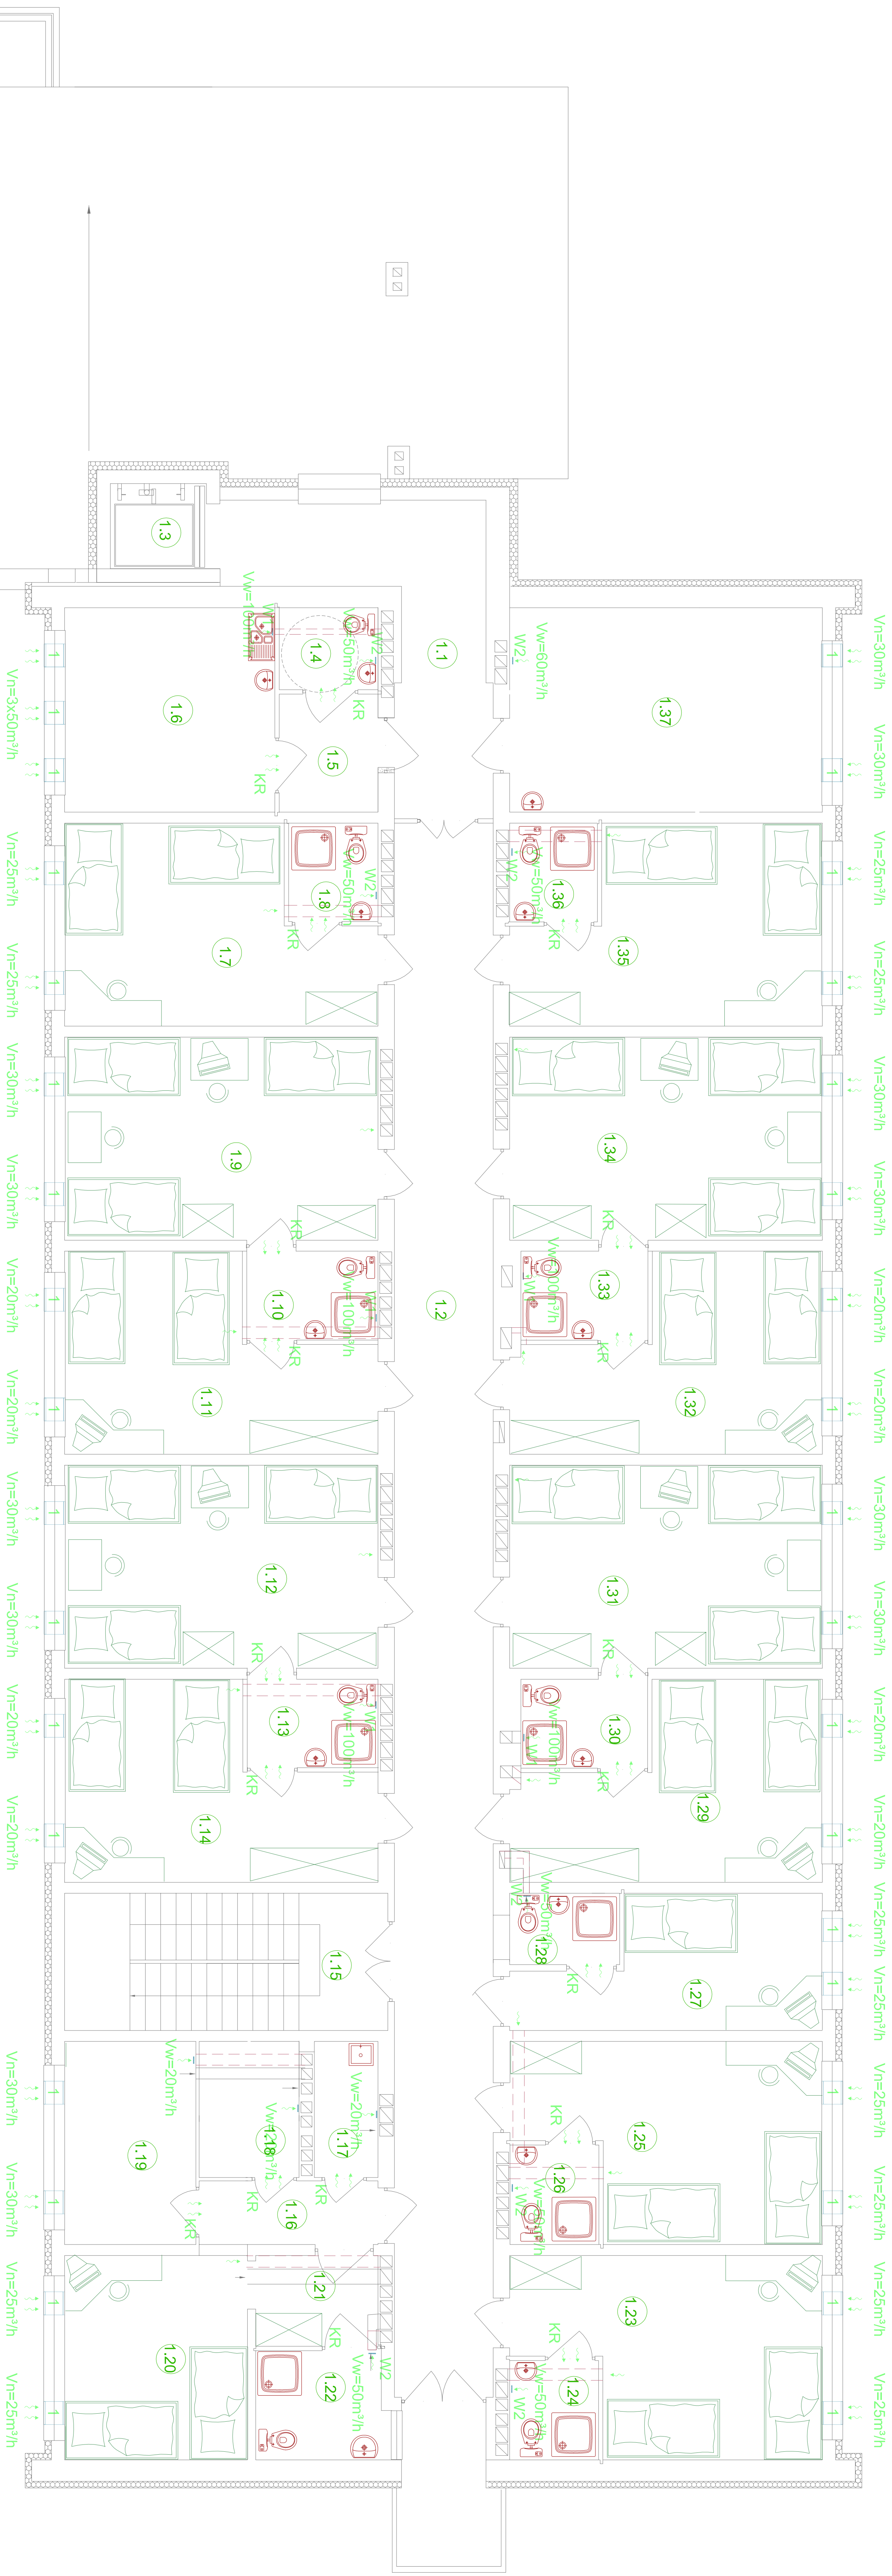

Zestawienie powierzchni:			
Lp.	Pomieszczenie	Pow. [m²]	Powierzchnia
1.1	Korytarz	PCV	14,74
1.2	Komunikacja	PCV	51,45
1.3	Winda	-----	1,65
1.4	WC personelu	Terakota	2,70
1.5	Komunikacja	Terakota	3,86
1.6	Pom. socjalne	PCV	14,23
1.7	Pokoł	Paniela AC-5	17,80
1.8	WC	Terakota	2,93
1.9	Pokoł	Paniela AC-5	21,00
1.10	WC	Terakota	3,92
1.11	Pokoł	Paniela AC-5	16,98
1.12	Pokoł	Paniela AC-5	21,00
1.13	Pokoł	Paniela AC-5	16,98
1.14	Kł. schodowa	Terakota	7,38
1.15	Kł. schodowa	PCV	3,76
1.16	Korytarz	PCV	2,88
1.17	Pom. sprzętu porz.	Terakota	4,51
1.18	Magazyn czysty	Terakota	8,84
1.19	Magazyn czysty	Terakota	12,32
1.20	P. dla niepełnospraw.	Paniela AC-5	3,69
1.21	Przedsiłonek	Terakota	4,70
1.22	Pokoł	Terakota	18,10
1.23	WC	Terakota	2,93
1.24	WC	Terakota	17,80
1.25	Pokoł	Terakota	2,93
1.26	WC	Terakota	11,36
1.27	Pokoł	Paniela AC-5	2,60
1.28	WC	Terakota	16,98
1.29	Pokoł	Paniela AC-5	3,92
1.30	Pokoł	Paniela AC-5	16,98
1.31	Pokoł	Paniela AC-5	3,92
1.32	WC	Terakota	3,92
1.33	Pokoł	Paniela AC-5	21,00
1.34	Pokoł	Paniela AC-5	17,80
1.35	WC	Terakota	2,93
1.37	Gabinet pielęgnacji	PCV	21,23
	Razem:		422,70 m²

Rozbudowa i przebudowa części budynku internatu ZSIT na Centrum Szkoleniowo - Kwateronijne z bazą noclegową dla Zakładu Aktywności Zawodowej w Tucholi				Nr rys.
S-12				
Investor	Powiat Tucholski	Data		
Adres	89-500 Tuchola, ul. Peczowa 7	20.06.2012		
Tytuł rysunku	INSTAL. WENTYLACJI MECH. - I PIĘTRO	Skala 1:100		
Projektant	mgr inż. Jakub Gorlik			
Specjalność	Instalacyjna			
Nr upr.bud.	POM/0052/PWOS/10			
Asystent projektanta	mgr inż. Kamila Gwama			
Sprawdzający	mgr inż. Rafał Gorecki			
Specjalność	Instalacyjna			
Nr upr.bud.	POM/0051/PWOS/10			

Jednostka projektowa
MAGA Agnieszka Mazur
89 - 500 Tuchola, ul. Wiejska 4