






 
Obręb : Wielki Miedromierz
skala 1:500
KERG 1885-29/2008


Mapę sporządzono na podstawie mapy numerycznej
przyjętej do zasobu powiatowego Starostwa Powiatowego w Tucholi-
Powiatowego Ośrodka Dokumentacji Geodezyjnej i Kartograficznej
zawiedzionowanego w dniu 16.03.09 pod nr 1885-29/2008
Niniejsza mapa może służyć do celów projektowych
Potwierdzam zgodność kopii z oryginałem


SCHEMAT ŁĄCZENIA ARKUSZY

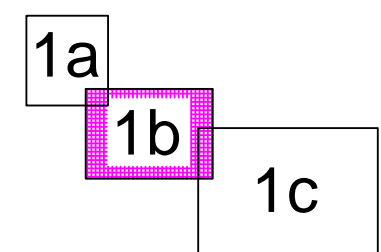

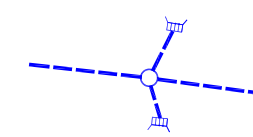OZNACZENIA:

-  proj. kanalizacja deszczowa w drogach powiatowych
-  proj. kanalizacja deszczowa w drodze gminnej (wg odrębnego opracowania)
-  proj. ściek z elementów prefabrykowanych (wg projektu branży drogowej)
-  granice opracowania - droga gminna
-  granice opracowania - droga powiatowa

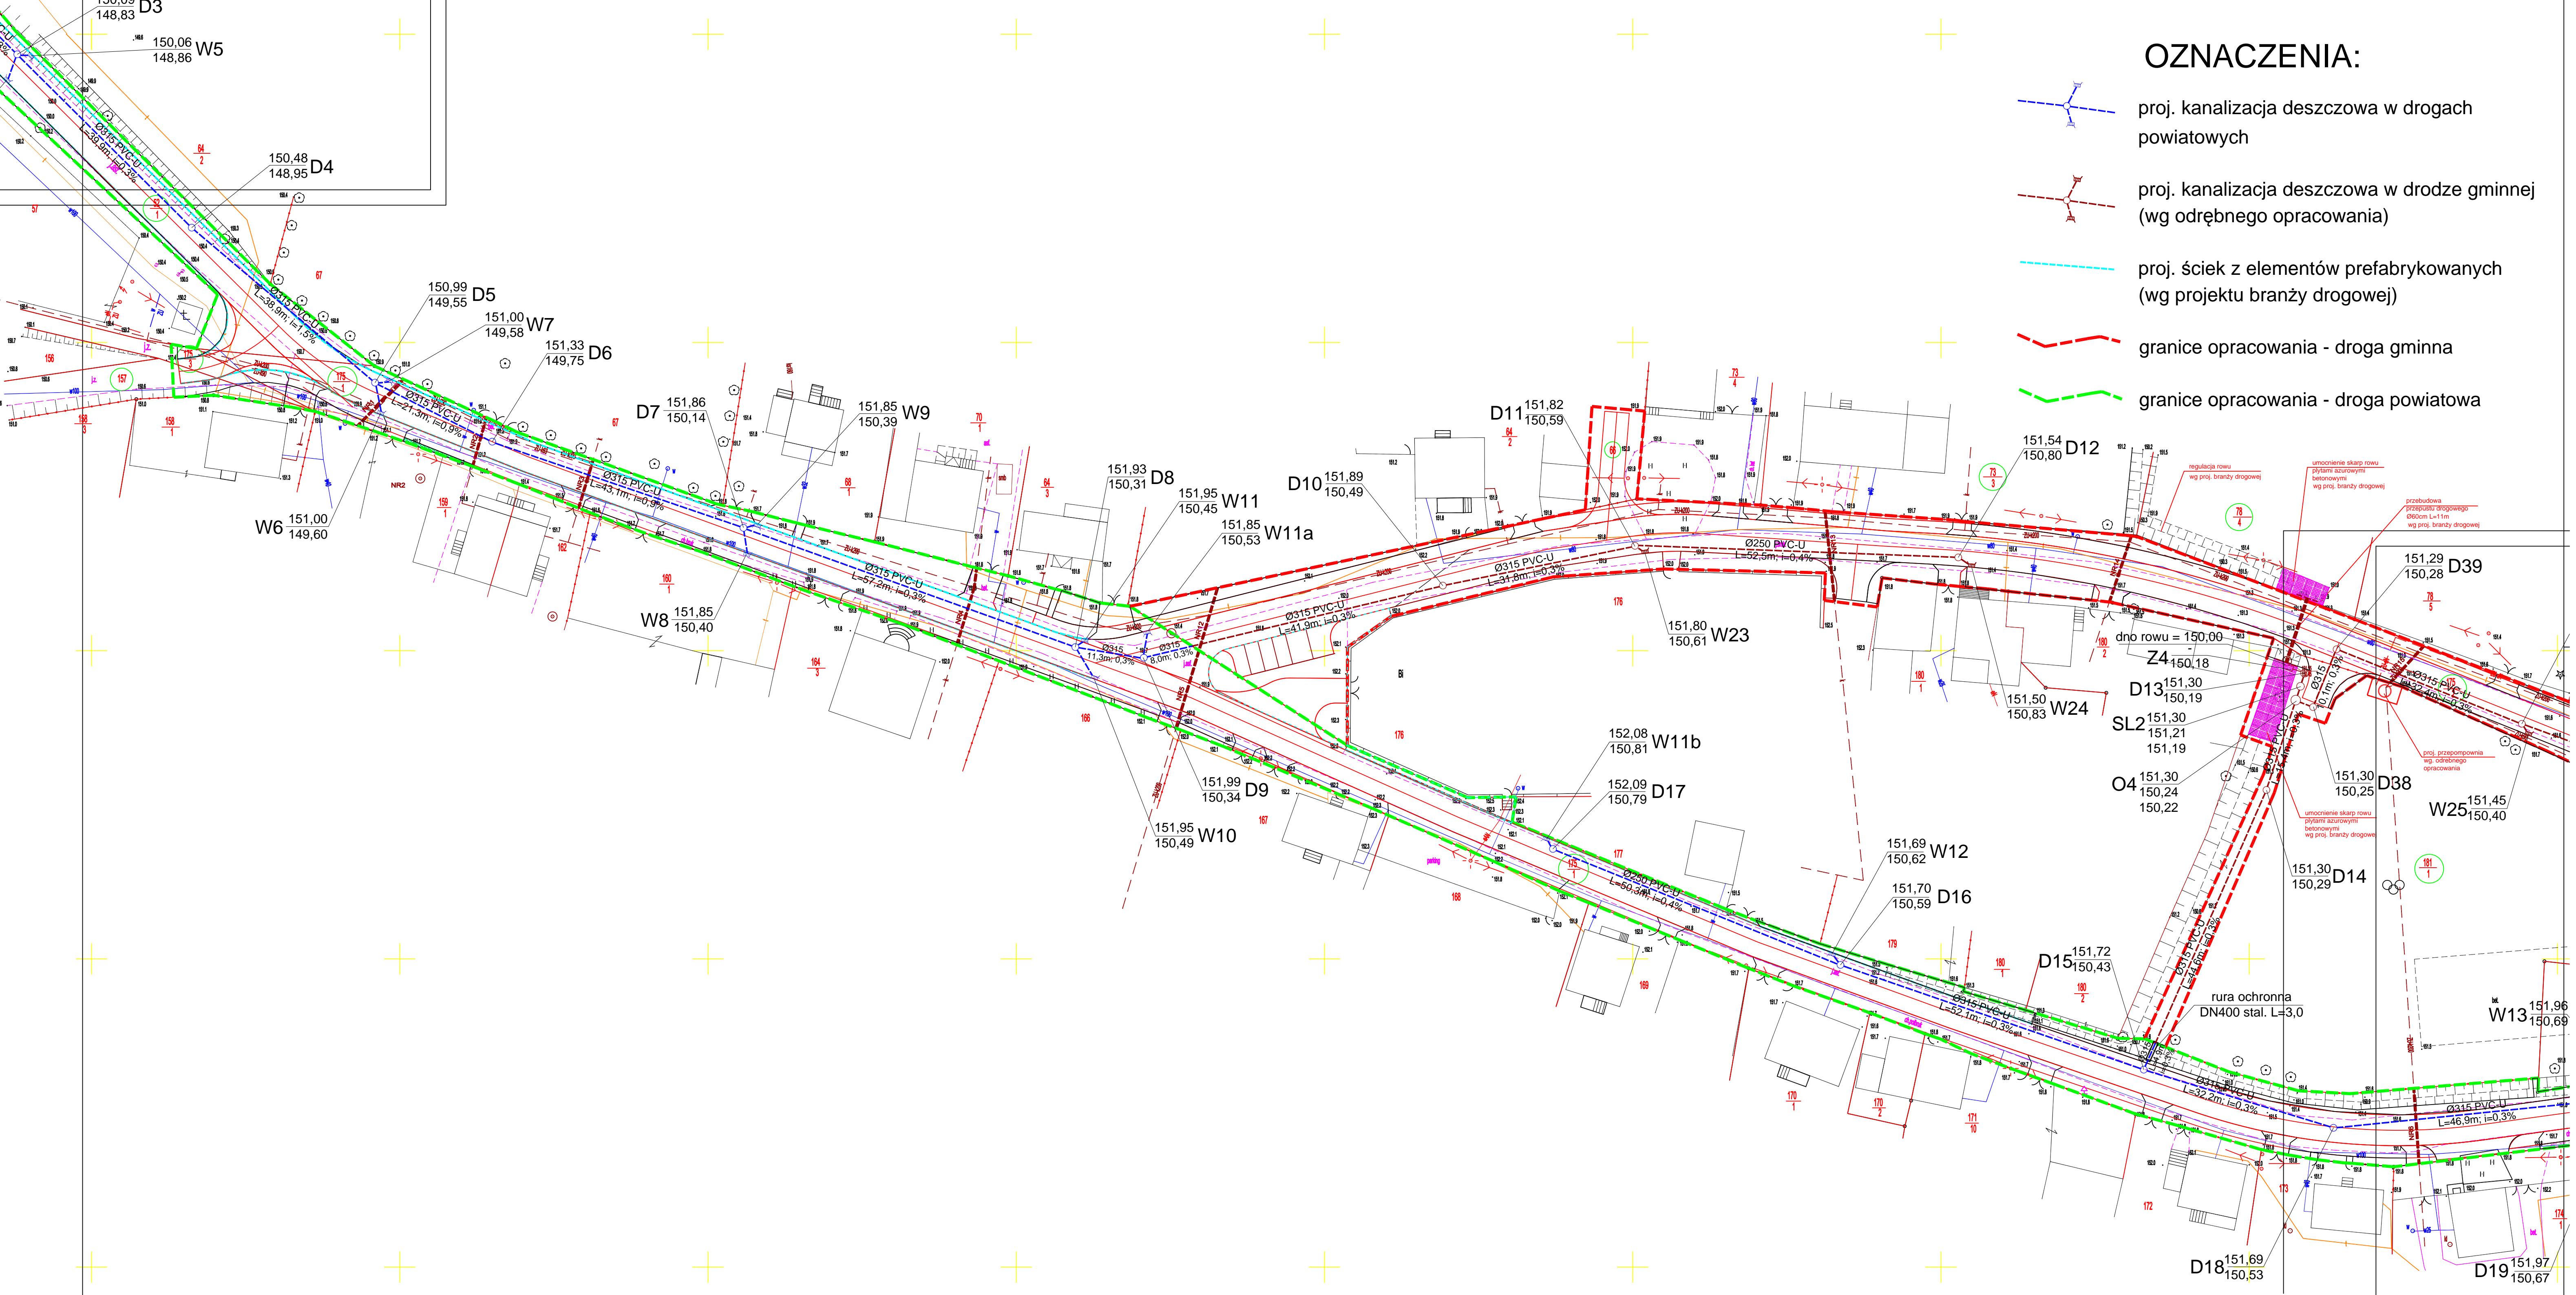

data projektu: ZAKŁAD PROJEKTOWANIA, NADZORU I USŁUG CONSULTINGOWYCH 		adres siedziby: ul. Rybnicza 16/17 89-500 Tuchola tel: (56) 463194 fax: (56) 463194 e-mail: inz@inzdróg.pl		adres biura: ul. Rybnicza 16/17 89-500 Tuchola tel: (56) 463194 fax: (56) 463194 e-mail: inz@inzdróg.pl	
firma wykonawcza: INZDRÓG s.c.		nazwa obiektu: ZARZĄD DRÓG POWIATOWYCH W TUCHOLI UL. PRZEMYSŁOWA 6 89-500 TUCHOLA		rodzaj projektu: PRZEBUDOWA UKŁADU DROGOWEGO W WIELKIM MIEDROMIERZU	
projektant: mgr inż. Edmund Wierchowicki		firma wykonawcza: DRUGA POWIATOWA SANITARIANA		rodzaj projektu: PROJEKT BUDOWLANY	
sprawdzający: mgr inż. Maciej Daniel		firma wykonawcza: Uprawnienia nr BP-RN-V4/TO/79 do projektowania w specjalności instalacyjno-liczmierniowej w zakresie sieci i instalacji sanitarnych.		rodzaj projektu: PROJEKT BUDOWLANY	
opracował: mgr inż. Piotr Feldmann		firma wykonawcza: Uprawnienia nr GP.1.7342/129/TO/92 do projektowania bez ograniczeń w specjalności instal. - inżynier. w zakresie sieci i instalacji sanitarnych.		rodzaj projektu: PROJEKT BUDOWLANY	
data rysunku: PROJEKT ZAGOSPODAROWANIA TERENU - część 2		nr rysunku: 1b		data rysunku: lipiec 2009	