


PIWNICA		
ETAP I	NAZWA POMIESZCZENIA	POW. m2
-69	MAGAZYN NARZĘDZI BRUDNYCH ZAPAK	8,17
-70	MAGAZYN NARZĘDZI BRUDNYCH ZAPAK	12,51
-72	ARCHIWUM	17,44
-73	DEPOZYT BRZYK PACJENTÓW	11,35
-74	PALARNIA	10,02
###		

PIWNICA		
ETAP II	NAZWA POMIESZCZENIA	POW. m2
-27	KORYTARZ OGÓLNOŚPIITALNY	29,11
-43	MAGAZYN TECHNICZNY	7,42
-44	KUCHNIA KATERINGOWA	27,75
-45	ZYMNIARNIA	7,83
-46	ROZDZIELNIA WODZIANA	17,22
-47	KUCHNIA KATERINGOWA KORYTARZ	8,93
-48	POMIESZCZENIE PRACOWNIKÓW	4,98
-49	USTĘP PRACOWNIKÓW KUCHNI	2,16
-50	POM. PORZĄDKOWE KUCHNI	2,76
-51	MAGAZYN ŚRODKÓW CZYSZĄCYCH	2,47
-52	MAGAZYN PROSEK	2,13
-53	MAGAZYN WODZIANY	5,98
-54	MAGAZYN WODZIANY	6,18
-55	MAGAZYN	5,48
-56	KŁATKA SCHODOWA	5,29
-57	HOL WINDOWY	41,23
-68	DZWIĘ LÓŻKOWY	7,00
###		

PIWNICA		
ETAP III	NAZWA POMIESZCZENIA	POW. m2
-1	KŁATKA SCHODOWA	11,00
-2	LENOWNIA	14,46
-3	SPRZĄDKARNIA	17,03
-4	WEZEŁ CIEPŁY	21,09
-5	MAGAZYN MATERIAŁÓW SPECJALNYCH	14,14
-6	WATROGAP	3,89
-7	KORYTARZ TECHNICZNY	15,77
-8	PRZEŚLONEK DZWIĘTU TOWAROWEGO	6,05
-9	DZWIĘ TOWAROWY	2,77
-10	WATROGAP POROBNY	2,70
-11	HOL POCZTAJENI POROBNY	75,88
-12	GABINET DIAGNOSTYCZNO-ZABIEGOWY	15,82
-13	GABINET DIAGNOSTYCZNO-ZABIEGOWY	15,24
-14	RECEPCJA POROBNY	17,41
-15	GABINET DIAGNOSTYCZNO-ZABIEGOWY	15,38
-16	GABINET DIAGNOSTYCZNO-ZABIEGOWY	16,00
-17	GABINET DIAGNOSTYCZNO-ZABIEGOWY	15,25
-18	GABINET DIAGNOSTYCZNO-ZABIEGOWY	15,00
-19	MAGAZYN POSCIELI BRUDNEJ	9,79
-20	POKOJ SNIADAN PERSONELU POROBNY	5,29
-21	SZATNIA PERSONELU	7,70
-22	JAMNIA SZATNI	5,94
-23	POMIESZCZENIE PORZĄDKOWE	4,12
-24	USTĘP PERSONELU POROBNY	3,97
-25	USTĘP MĘSKI PACJENTÓW	3,66
-26	USTĘP KOBIECI + WPS	4,18
-27	KORYTARZ OGÓLNOŚPIITALNY	37,14
-28	USTĘP PRACOWNIKÓW ADMINISTRACJI	4,03
-29	POMIESZCZENIE PORZĄDKOWE ADMINISTRACJI	1,87
-30	POKOJ SNIADAN PRAC. ADMINISTRACJI	5,29
-31	POKOJ BIUROWY ADMINISTRACJI	15,48
-32	POKOJ BIUROWY ADMINISTRACJI	21,93
-33	MAGAZYN APTECZNY EKSPEDICJA	7,82
-34	MAGAZYN APTECZNY	13,82
-35	MAGAZYN APTECZNY KORYTARZ	8,07
-36	MAGAZYN APTECZNY	6,24
-37	MAGAZYN APTECZNY	7,01
-38	MAGAZYN APTECZNY KOMORA DOSTAW	5,29
-39	MAGAZYN POSCIELI GOSTEJ	19,25
-40	EKSPEDYCJA POSCIELI GOSTEJ	3,29
-41	KORYTARZ DOSTAW	8,92
-42	MAGAZYN	7,00
###		

PIWNICA		
ETAP IV	NAZWA POMIESZCZENIA	POW. m2
-58	USTĘP DOWIEDZAJĄCYCH	21,95
-59	BAREK DAL ODMĘDZAJĄCYCH	46,27
-60	ZAPLECZE BARKU	8,31
-61	ZIENKA PRACOWNIKÓW BARKU	1,93
-62	POMIESZCZENIE PORZĄDKOWE BARKU	5,66
-63	WATROGAP ZAPLECZA BARKU	5,66
-64	ZESPÓŁ SZATNIOWO-LIMINAL PERSONELU	96,64
-65	ZESPÓŁ SZATNIOWO-LIMINAL PERSONELU	23,55
-66	ZESPÓŁ SZATNIOWO-LIMINAL PERSONELU	39,83
-67	KORYTARZ OGÓLNOŚPIITALNY	51,18
-68	KORYTARZ DLA PERSONELU	29,30
-69	MAGAZYN	13,04
-70	MAGAZYN	11,80
-71	MAGAZYN	18,31
-72	AGREGATY RTG	12,11
-73	UPS-Y	11,54
-74	CENTRALNA TELEFONICZNA	14,08
-75	CENTRALNA ROZDZIELNIA ENERGETYCZNA	17,41
-76	POMIESZCZENIE REZYDENCJI SPRZĘTU	5,55
-77	POMIESZCZENIE KOMORY DEZYNFEKCJI	9,21
-78	POMIESZCZENIE SUSZENIA	8,61
-79	MAGAZYN SPRZĘTU DO DEZYNFEKCJI	7,02
-80	POKOJ SNIADAN PERSON. TRANSP. WEJNIA	14,68
-81	SZATNIA ZESPOŁU WYJAZDOWEGO KOBET	10,07
-82	SZATNIA ZESPOŁU WYJAZDOWEGO KOBET	8,72
-83	SZATNIA ZESPOŁU WYJAZDOWEGO LEKARZE	10,34
-84	KABINA HYGIENICZNO-SANITARNA ZESPOŁU	3,57
-85	KORYTARZ SZATNI ZESPOŁU	13,39
###		

PIWNICA		
ETAP V	NAZWA POMIESZCZENIA	POW. m2
-86	USTĘP DOWIEDZAJĄCYCH	21,95
-87	BAREK DAL ODMĘDZAJĄCYCH	46,27
-88	ZAPLECZE BARKU	8,31
-89	ZIENKA PRACOWNIKÓW BARKU	1,93
-90	POMIESZCZENIE PORZĄDKOWE BARKU	5,66
-91	WATROGAP ZAPLECZA BARKU	5,66
-92	ZESPÓŁ SZATNIOWO-LIMINAL PERSONELU	96,64
-93	ZESPÓŁ SZATNIOWO-LIMINAL PERSONELU	23,55
-94	ZESPÓŁ SZATNIOWO-LIMINAL PERSONELU	39,83
-95	KORYTARZ OGÓLNOŚPIITALNY	51,18
-96	KORYTARZ DLA PERSONELU	29,30
-97	MAGAZYN	13,04
-98	MAGAZYN	11,80
-99	MAGAZYN	18,31
-100	AGREGATY RTG	12,11
-101	UPS-Y	11,54
-102	CENTRALNA TELEFONICZNA	14,08
-103	CENTRALNA ROZDZIELNIA ENERGETYCZNA	17,41
-104	POMIESZCZENIE REZYDENCJI SPRZĘTU	5,55
-105	POMIESZCZENIE KOMORY DEZYNFEKCJI	9,21
-106	POMIESZCZENIE SUSZENIA	8,61
-107	MAGAZYN SPRZĘTU DO DEZYNFEKCJI	7,02
-108	POKOJ SNIADAN PERSON. TRANSP. WEJNIA	14,68
-109	SZATNIA ZESPOŁU WYJAZDOWEGO KOBET	10,07
-110	SZATNIA ZESPOŁU WYJAZDOWEGO KOBET	8,72
-111	SZATNIA ZESPOŁU WYJAZDOWEGO LEKARZE	10,34
-112	KABINA HYGIENICZNO-SANITARNA ZESPOŁU	3,57
-113	KORYTARZ SZATNI ZESPOŁU	13,39
###		

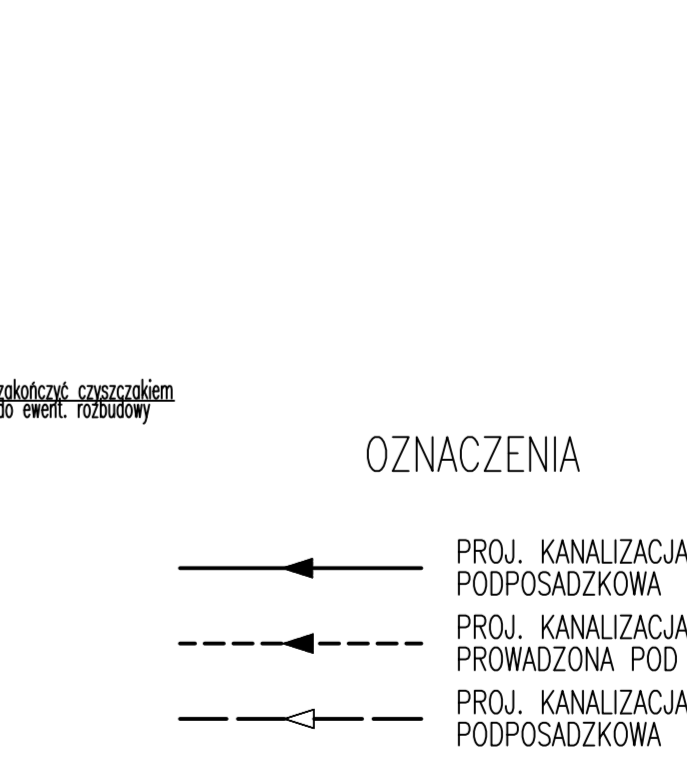

**WAW** BIURO PROJEKTOWANIA I REALIZACJI ARCHITEKTURY SP. Z O.O.  
 UL. CICHANÓWKA 8/8-300 WŁOCŁAWEK  
 NIP: 66-04-231313, e-mail: waw@waw.pl

NAZWA I ADRES: DOSTROJOWANIE OBIEKTU PRZEBUDOWA, DOBUDOWA I NADBUDOWA BUDYNKU SZPITALA POWATOWEGO W TUCHOLI 89-600 TUCHOLA UL. NOWODWORSKIEGO 14-18

STADIUM: **PROJEKT BUDOWLANY**  
 BRANŻA: **SANITARNA WOOD-KAN**

RYSUNEK: **RZUT PIWNIC INST. KANAL. SANIT. I DESZCZ.** SKALA: **1:100**

PROJEKTANT: **inż. Paweł Ostrowski**  
 Uprawnienia budowlane do projektowania bez ograniczeń w spec. Instalacji w zakresie: sieci, instalacji urządzeń doświetlenia wentylacyjnych, gniazdek, wodociągowej i kanalizacyjnych nr ewid. KUP/10069/PO05/06

DATA: **WRZESIEŃ 2008**

SPRAWDZAJĄCY: **inż. Piotr Maciejowski**  
 Uprawnienia budowlane do projektowania w specjalności Instalacji i urządzeń sanitarnych nr upr.: 1/04/45/22/10/320/07

NR RYS.: **2**

NR STR.: **2**