


PIWNICA		
ETAP I	NAZWA POMIESZCZENIA	POW. m ²
-69	MAGAZYN NARZĘDZI BRUDNYCH ZAPAK.	8,17
-70	MAGAZYN NARZĘDZI BRUDNYCH ZAPAK.	12,51
-71	ARCHIWUM	17,44
-72	DEPOZYT	11,38
-73	UBRALNIA PACJENTÓW	10,02
-74	PALARNIA	59,52

PIWNICA		
ETAP II	NAZWA POMIESZCZENIA	POW. m ²
-27	KORYTARZ OGÓLNOŚCISTĘPNY	29,11
-43	MAGAZYN TERMOISOL.	7,49
-44	KUCHNIA KATERINGOWA	27,76
-45	ZMYWALNIA	7,63
-46	ROZDZIAŁNA WÓZKOWA	17,27
-47	KUCHNIA KATERINGOWA KORYTARZ	8,53
-48	POMIESZCZENIE PRACOWNICZE	4,28
-49	USTĘP PRACOWNIKÓW KUCHNI	2,14
-50	POM. PORZĄDKOWE KUCHNI	2,78
-51	MAGAZYN ŚRODKÓW CZYSZĄCYCH	2,57
-52	MAGAZYN WÓZKÓW	2,13
-53	MAGAZYN WÓZKÓW	5,28
-54	DZWIĘG OSOBY	6,18
-55	MAGAZYN	5,48
-56	KIATKA SZCZODŁOWA	9,92
-57	HOL WINDOZY	41,25
-68	DZWIĘG ŁOŻKOWY	7,03
		187,07

PIWNICA		
ETAP III	NAZWA POMIESZCZENIA	POW. m ²
-1	KIATKA SZCZODŁOWA	11,00
-2	TELEFONIA	14,46
-3	SPRZĘTARKOWNIA	17,03
-4	WĘZEL CIEPLNY	21,09
-5	MAGAZYN MATERIAŁÓW SPECJALNYCH	14,14
-6	WIATROZAP	3,82
-7	KORYTARZ TECHNICZNY	15,77
-8	PRZEDSIENIE DZWIĘG TOWAROWY	5,42
-9	DZWIĘG TOWAROWY	2,77
-10	WIATROZAP PORADNI	14,46
-11	HOL PRZECIEKALNY PORADNI	75,82
-12	GABINET DIAGNOSTYCZNO-ZABEGOWY	15,62
-13	GABINET DIAGNOSTYCZNO-ZABEGOWY	15,62
-14	REJESTRACJA PORADNI	17,41
-15	GABINET DIAGNOSTYCZNO-ZABEGOWY	15,38
-16	GABINET DIAGNOSTYCZNO-ZABEGOWY	15,62
-17	GABINET DIAGNOSTYCZNO-ZABEGOWY	15,25
-18	GABINET DIAGNOSTYCZNO-ZABEGOWY	15,00
-19	MAGAZYN POSCIELI BRUDNYCH	9,75
-20	POKÓJ ŚNIADANI PERSONELU PORADNI	5,25
-21	SZATNIA PERSONELU	7,70
-22	UMYWALNIA SZATNI	5,94
-23	POMIESZCZENIE PORZĄDKOWE	4,12
-24	USTĘP PERSONELU PORADNI	3,97
-25	USTĘP MĘSKI PACJENTÓW	3,66
-26	USTĘP KOBIECY + NPS	4,18
-27	KORYTARZ OGÓLNOŚCISTALNY	37,14
-28	USTĘP PRACOWNIKÓW ADMINISTRACJI	4,03
-29	POMIESZCZENIE PORZĄDKOWE ADMINISTRACJI	1,87
-30	POKÓJ ŚNIADANI PRAC. ADMINISTRACJI	5,28
-31	POKÓJ BIUROWY ADMINISTRACJI	15,48
-32	POKÓJ BIUROWY ADMINISTRACJI	21,93
-33	MAGAZYN APTECZNY EKSPEDYCIJA	7,83
-34	MAGAZYN APTECZNY	13,82
-35	MAGAZYN APTECZNY KORYTARZ	8,07
-36	MAGAZYN APTECZNY	6,21
-37	MAGAZYN APTECZNY	7,01
-38	MAGAZYN APTECZNY KOMORA DOSTAW	5,25
-39	MAGAZYN POSCIELI CZYSZCZ.	19,25
-40	EKSPEDYCIJA POSCIELI CZYSZCZ.	3,29
-41	KORYTARZ DOSTAW	8,92
-42	MAGAZYN	2,03
		506,78

PIWNICA		
ETAP IV	NAZWA POMIESZCZENIA	POW. m ²
-58	USTĘP ODMIEŻDZAJĄCY	21,36
-59	BAREX DLA ODMIEŻDZAJĄCY	46,27
-60	ZAPLECZE BARKU	8,31
-61	BIENIA PRACOWNIKÓW BARKU	3,54
-62	POMIESZCZENIE PORZĄDKOWE BARKU	1,93
-63	WIATROZAP ZAPLECZA BARKU	5,66
-64	ZESPÓŁ SZATNIOWO-UMYWAL. PERSONELU	96,64
-65	ZESPÓŁ SZATNIOWO-UMYWAL. PERSONELU	23,50
-66	ZESPÓŁ SZATNIOWO-UMYWAL. PERSONELU	38,83
-67	KORYTARZ OGÓLNOŚCISTĘPNY	51,18
-75	KORYTARZ DLA PERSONELU	29,70
-76	MAGAZYN	13,04
-77	MAGAZYN	11,80
-78	MAGAZYN	16,31
-79	AGREGATY RTG	12,11
-80	UPS-y	11,54
-81	CENTRALA TELEFONICZNA	14,06
-82	CENTRALNA ROZDZIAŁNIA ENERGETYCZNA	17,41
-83	POMIESZCZENIE BEZWIEKOWY SPRICZU	5,55
-84	POMIESZCZENIE KOMORY DEZYNFEKCYJNEJ	9,21
-85	POMIESZCZENIE SUSZENIA	8,61
-86	MAGAZYN SPRICZU DO DEZYNFEKCYI	7,07
-87	POKÓJ ŚNIADANI PERSON. TRANSP. WERN.	14,69
-88	SZATNIA ZESPOŁU WYJAZDOWEGO KOBIEC	10,07
-89	SZATNIA ZESPOŁU WYJAZDOWEGO KIEROWC	8,72
-90	SZATNIA ZESPOŁU WYJAZDOWEGO LEKARZE	10,34
-91	KABINA HIGIENICZNO-SANITARNA ZESPOŁU	3,57
-92	KORYTARZ SZATNI ZESPOŁU	13,39
		576,83

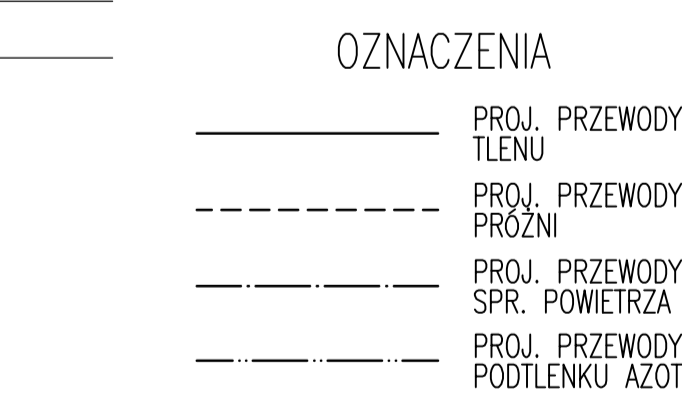

O - tlen med. - 5 bar
 A - spr. pow. med. - 5 bar
 V - próżnia - 0,5 bar
 Og - odciąg gazów poanesteziologicznych - 0,5 bar
 N - podtlenek azotu 5 bar

■ - szafka zaporowo-manometryczna z sygnalizacją

WAW BIURO PROJEKTOWANIA I REALIZACJI ARCHITECTURY SP. Z O.O.
 UL. CYGANKA 7 87-800 WŁOCŁAWEK
 tel/fax 0-54 2313313, e-mail waw7@wp.pl

NAZWA I ADRES: BUDOWA PRZEBUDOWA, DOBUDOWA I NADBUDOWA
 BUDYNÓW SZPITALA POWIATOWEGO W Tucholu
 85-000 TUCHOLA UL. NIEWODOWORSKIEGO 14-18
 DZIAŁKA NR 194/75, 194/76

STADIUM: PROJEKT BUDOWLANY
 BRANŻA: GAZY MEDYCZNE

RYSUDEK: RZUT PIWNIC INST. GAZÓW MEDYCZNYCH SKALA: 1:100

PROJEKTANT: inż. Piotr Maciejewski
 Uprawnienie budowlane do projektowania bez ograniczeń w spec. instalacjach w zakresie instalacji urządzeń chłodniczych, wentylacyjnych, grzewczych, wodociągowych i kanalizacyjnych nr ewid. KUP/00065/POCIS/08

DATA: MAJ 2009

SPRAWDZAJĄCY: inż. Piotr Maciejewski
 Uprawnienie budowlane do projektowania w specjalności instalacji i urządzeń sanitarnych nr sp. - UNAKC/021/0500/07

NR RYS.: 1
 NR STR.: 1