
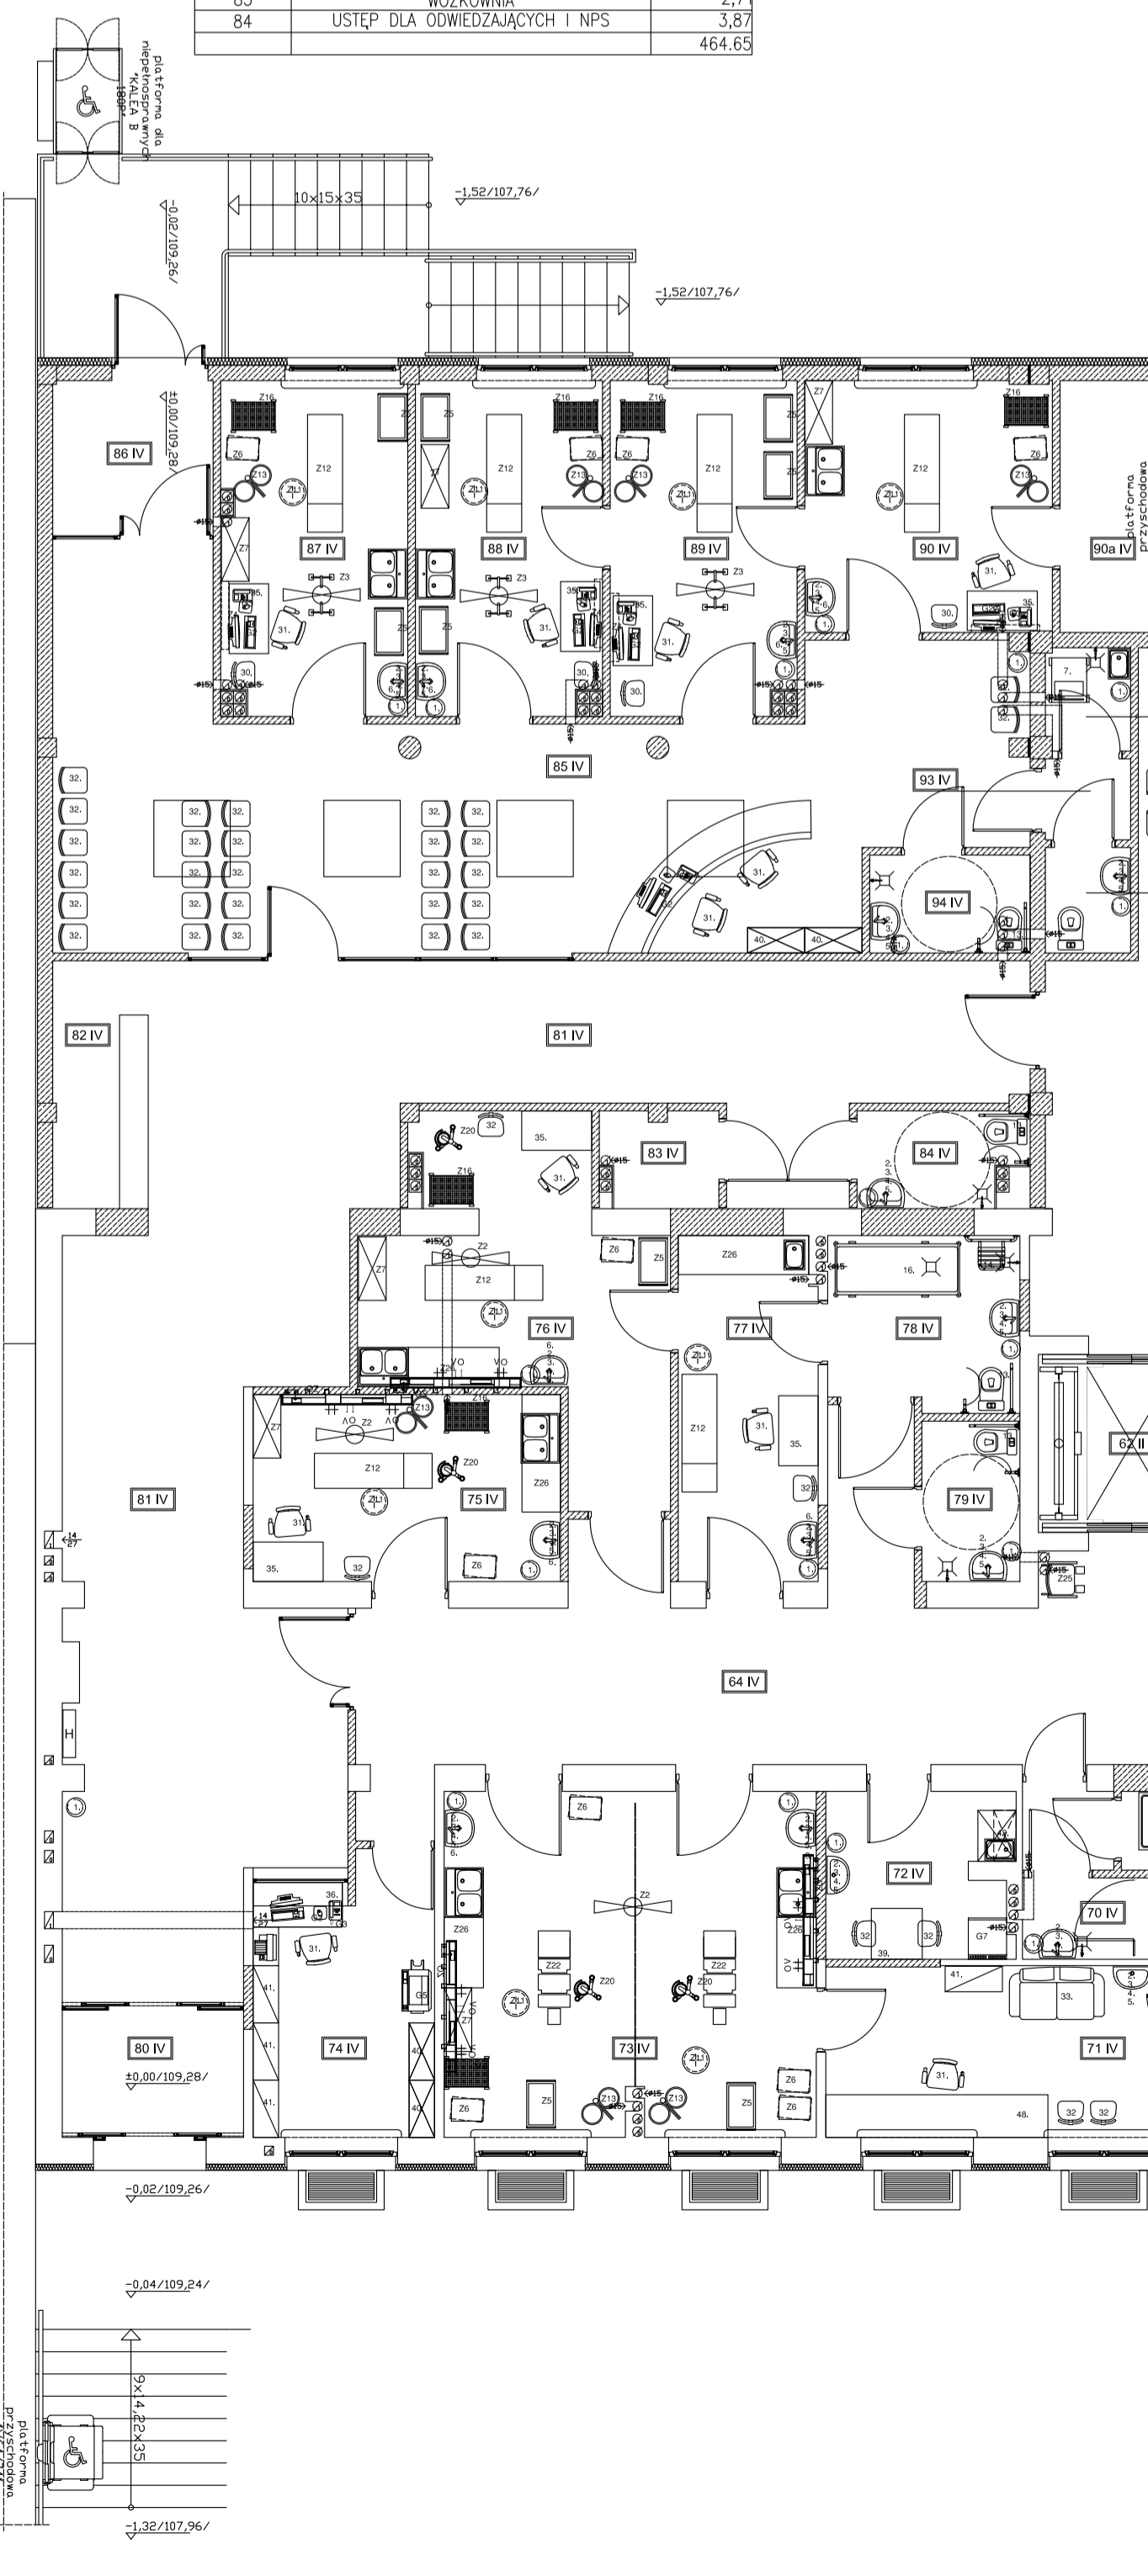


PARTER		
ETAP I	NAZWA POMIESZCZENIA	POW. m2
52	ZAKŁAD DIAGNOSTYKI OBRAZOWEJ	10,15
53	POKOJ PRZYGOTOWANIA PACJENTA	9,09
59	KORYTARZ DLA PACJENTA	32,80
65	GABINET BADAN MAMMOGRAFICZNYCH	32,80
65	ODDZIAŁ PRZYJĘĆ I POMOCY DORAZNEJ	2,95
66	DEPOZYT PODRĘCZNY	3,60
67	KORYTARZ PRACOWNICZY	1,63
68	POMIESZCZENIE PORZĄDKOWE	2,44
68	BRUDOWNIK	2,44
63	KORYTARZ SZPITALNY	6,05
		62,66

PARTER		
ETAP II	NAZWA POMIESZCZENIA	POW. m2
44	ZAKŁAD DIAGNOSTYKI OBRAZOWEJ	3,02
45	USTĘP PERSONELU RTG	1,74
46	MAGAZYN BRUDNY RTG	1,74
47	POM. PORZĄDKOWE RTG	4,31
48	USTĘP DLA PACJENTA NPS RTG	19,99
49	GABINET BADAN USG	16,85
50	GABINET BADAN USG	16,85
50	WEWNĘTRZNA KOMUNIKACJA PACJENTA	26,98
51	PODRĘCZNE ARCHIWUM RTG	6,97
60	DŹWIG OSOBOWY	6,18
61	KŁATKA SCHODOWA	20,02
62	DŹWIG ŁÓŻKOWY	7,00
81	GŁÓWNY HOL WEJŚCIOWY	80,14
		194,74

PARTER		
ETAP III	NAZWA POMIESZCZENIA	POW. m2
2	MEDYCZNE LABORATORIUM DIAGNOSTYCZNE	6,05
3	MAGAZYN BRUDNY LABORATORIUM	4,54
4	POMIESZCZENIE PORZĄDKOWE	4,54
5	POKOJ ŚNIADANI PERSONELU	16,95
6	HOL KOMUNIKACYJNY LABORATORIUM	18,83
7	POKOJ MIEROWNIKA	13,68
8	SEROLOGIA	23,87
10	HEMATOLOGIA	20,98
11	ZMYWALNIA	12,20
12	ANALITYKA OGÓLNA	19,02
13	IMUNOLOGIA	29,24
14	BIOCHEMIA	37,66
15	POKOJ POBRAN ANALITYKI	28,12
16	PRZYJMOWANIE MATERIAŁU	11,54
17	KORYTARZ WEWNĘTRZNY	52,65
18	POKOJ POBRAN MIKROBIOLOGII	12,62
19	OPRACOWANIE WSTĘPNE	9,26
20	SŁUZA UMYSŁOWO-FARTUCHOWA	2,03
21	PRACOWNIA ANALITYKI MIKROBIOLOGICZNEJ	24,37
22	STERYLIZATORNA BRUDNA	4,19
23	ZMYWALNIA	12,65
24	STERYLIZATORNA CZYSTA	6,12
25	PRACOWNIA KONCEPCYJNA	10,36
26	PRACOWNIA CYTOLOGICZNA	17,12
27	SERWER	7,48
28	MAGAZYN	7,86
29	KABINA HIGIENICZNO-SANITARNA PERSONELU	8,38
	ZAKŁAD DIAGNOSTYKI OBRAZOWEJ	
39	RTG REJESTRACJA	8,63
40	CIEMNA CYFROWA RTG	12,17
41	POKOJ LEKARZY RADIOLOGÓW	10,32
42	POKOJ ŚNIADANI PERSONELU	6,26
43	KORYTARZ PERSONELU RTG	4,78
1	KŁATKA SCHODOWA	21,99
3	DŹWIG TOWAROWY	2,78
9	TIENOWNIA	14,94
81	GŁÓWNY HOL WEJŚCIOWY	44,58
		459,95

PARTER		
ETAP IV	NAZWA POMIESZCZENIA	POW. m2
53	ZAKŁAD DIAGNOSTYKI OBRAZOWEJ	21,45
54	KORYTARZ WEWNĘTRZNY	28,92
55	PRACOWNIA TOMOGRAFII KOMPUTEROWEJ	8,85
56	STEROWNIA	8,85
57	KABINA HIGIENICZNO-SANITARNA	34,52
58	CIEMNA RTG	3,82
	ODDZIAŁ PRZYJĘĆ I POMOCY DORAZNEJ	
64	ODDZIAŁ PRZYJĘĆ I P.D. KORYTARZ	67,87
69	POM. SEGRACJI PACJENTA	16,83
70	KABINA HIGIENICZNO-SANITARNA PERSONELU	7,02
71	DYŻURKA POSOTOWIA	15,77
72	POKOJ ŚNIADANI PERSONELU	7,54
73	GABINET DIAGNOSTYCZNO-ZABIEGOWY 2-STAN	31,58
74	INFORMACJA I REJESTRACJA CHOROBYCH PLANOWANYCH	11,49
75	GABINET DIAGNOSTYCZNO-ZABIEGOWY	15,00
76	GABINET DIAGNOSTYCZNO-ZABIEGOWY	17,89
77	POKOJ BADAN	12,00
78	ŁAZIENKA Z WANNĄ WOZKIEM	8,07
79	USTĘP DLA PACJENTÓW NPS	3,86
	PORADNIA CHIRURGICZNA	
85	HOL	63,42
86	WIATROLAP	6,15
87	GABINET DIAGNOSTYCZNO-ZABIEGOWY	15,24
88	GABINET DIAGNOSTYCZNO-ZABIEGOWY	15,24
89	POKOJ BADAN	15,34
90	GABINET DIAGNOSTYCZNO-ZABIEGOWY Z MOŻLIWOŚCIĄ ZAKŁADANIA GIPSU	15,36
90a	MAGAZYN GIPSU	6,45
91	POMIESZCZENIE PORZĄDKOWE	2,22
92	USTĘP PERSONELU	2,22
93	PRZEDSIÓNEK	1,86
94	USTĘP DLA PACJENTÓW NPS	3,86
80	WIATROLAP WEJŚCIA GŁÓWNEGO	5,71
81	GŁÓWNY HOL WEJŚCIOWY	85,47
82	SZATNIA DLA ODWIEDZAJĄCYCH	5,85
83	WOZKOWNIA	2,71
84	USTĘP DLA ODWIEDZAJĄCYCH I NPS	3,87
		464,65

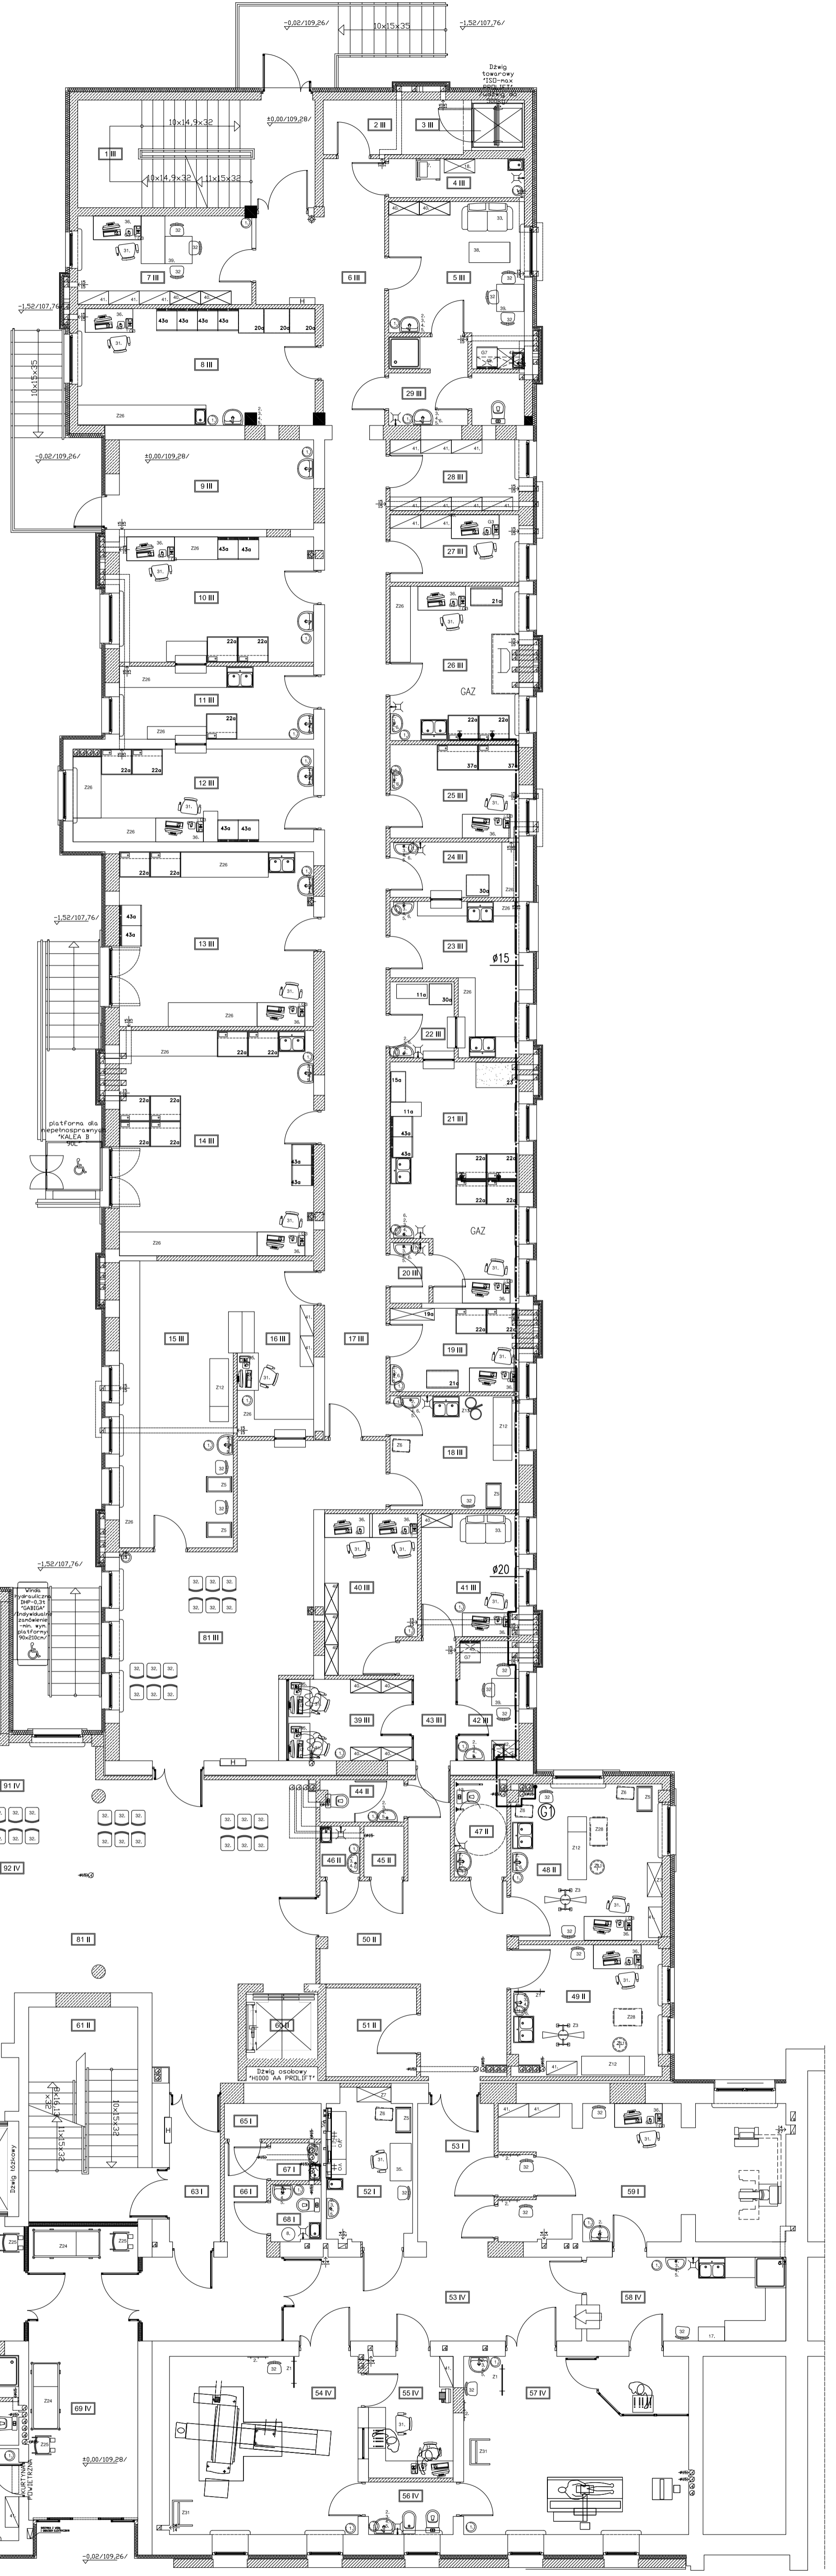

OZNACZENIA
PROJ. PRZEWODY
GAZU

WAW BIURO PROJEKTOWANIA I REALIZACJI ARCHITEKTURY SP. Z O.O. UL. CYGANKA 7 87-800 WŁOCŁAWEK tel./fax 0-54 2313313, e-mail waw7@wp.pl		STADIUM: PROJEKT BUDOWLANY
NAZWA I ADRES: DOSTOSOWANIE OBIEKTU PRZEBUDOWA, DOBUDOWA I NADBUDOWA/ BUDYNKÓW SZPITALA POWATOWEGO W TUCHOLI 89-500 TUCHOLA UL. NOWODORSKIEGO 14-18 DZIAŁKA NR 1947/5 1947/6		BRANŻA: SANITARNA GAZ ZG250
RYSUNEK:	RZUT PARTERU INSTAL. GAZOWA	SKALA: 1:100
PROJEKTANT: Inż. Paweł Ostrowski Uprawnienia budowlane do projektowania bez ograniczeń w spec. instalacji w zakresie sieci, instalacji urządzeń ciepłotnych, wentylacyjnych, gazowych, wodociągowych i kanalizacyjnych nr ewid. KAP/006/PO/S016	DATA: WRZESIEŃ 2008	
SPRAWDZAJĄCY: Inż. Piotr Maciejewski Uprawnienia budowlane do projektowania w specjalności instalacji urządzeń sanitarnych nr upr. 1-UNAKCZ/2110/2008/7	NR RYS.: 2	NR STR.: 2