


PIWNICA		
ETAP I	NAZWA POMIESZCZENIA	POW. m2
ZESPÓŁ POMIESZCZEŃ MAGAZYNOWO-POMOCNICZYCH		
-69	MAGAZYN NARZĘDZI BRUDNYCH ZAPAK.	8,17
-70	MAGAZYN POŚCIELI BRUDNYCH ZAPAK.	12,51
-72	ARCHIWUM	17,44
-73	DEPOZYT UBRAN PACJENTÓW	11,38
-74	PALARNIA	10,02
		59,52


PIWNICA		
ETAP II	NAZWA POMIESZCZENIA	POW. m2
ZESPÓŁ POMIESZCZEŃ KUCHNI KATERINGOWEJ		
-43	WSTĘPNE MYCIE I MAGAZYN TERMOSSÓW	7,42
-44	KUCHNIA KATERINGOWA	17,67
-45	UMYWALNIA	11,33
-46	EKSPEDYCJA WÓZKÓW NA ODDZIAŁY	8,03
-47	KORYTARZ KUCHENNY	20,56
-48	POMIESZCZENIE PRACOWNICZE	4,22
-49	USTĘP PRACOWNIKÓW KUCHNI	2,16
-50	POM. PORZĄDKOWE KUCHNI	3,11
-51	POM. NA ODPADY	1,99
-52	MAGAZYN PROBEK	2,22
-53	MYCIE I MAGAZYNOWANIE WÓZKÓW	9,15
-54	DŹWIG OSOBOWY	4,09
-55	ARCHIWUM	6,30
-56	KLATKA SCHODOWA	9,92
-57	HOL WINDOWY	70,12
-58	DŹWIG ŁÓŻKOWY	7,00
		185,89

PIWNICA		
ETAP III	NAZWA POMIESZCZENIA	POW. m2
ZESPÓŁ POMIESZCZEŃ TECHNICZNO-MAGAZYNOWYCH		
-2	ARCHIWUM LABORATORIUM	14,17
-3	SPRZĘTARKOWNIA	16,62
-4	WIEŻY CIĘPŁY	21,05
-5	MAGAZYN TECHNICZNY	14,14
-6	WIATROKAP	3,82
-7	KORYTARZ TECHNICZNY	16,75
-8	PRZEDSIÓDNEK DŹWIGU ŁDWAROWEGO	6,56
ZESPÓŁ POMIESZCZEŃ PORADNI		
-10	WIATROKAP PORADNI	2,70
-11	HOL POZOSTAŁI PORADNI	25,89
-12	GABINET DIAGNOSTYCZNO-ZABIEGOWY	15,82
-13	GABINET DIAGNOSTYCZNO-ZABIEGOWY	15,44
-14	REGISTRACJA PORADNI	17,41
-15	GABINET DIAGNOSTYCZNO-ZABIEGOWY	15,38
-16	GABINET DIAGNOSTYCZNO-ZABIEGOWY	16,05
-17	GABINET BADAŃ	15,25
-18	GABINET BADAŃ	15,00
-20	POKÓJ ŚNIADAN PERSONELU PORADNI	5,25
-21	SZATNIA PERSONELU	7,70
-22	UMYWALNIA SZATNI	5,94
-23	POMIESZCZENIE PORZĄDKOWE	4,12
-24	USTĘP PERSONELU PORADNI	3,97
-25	USTĘP MĘSKI PACJENTÓW	3,66
-26	USTĘP KOBIECI + NPS	4,18
-27	MAGAZYN CZASOWY ODPADÓW	2,03
ZESPÓŁ POMIESZCZEŃ ADMINISTRACYJNO-MAGAZYNOWYCH		
-19	POKÓJ ŚNIADAN PERSONELU	14,22
-28	USTĘP PRACOWNIKÓW ADMINISTRACJI	4,03
-29	POMIESZCZENIE PORZĄDKOWE ADMINISTRACJI	5,38
-30	KORYTARZ OGÓLNOŚPIRALNY	37,14
-31	POKÓJ BIUROWY ADMINISTRACJI	15,48
-32	POKÓJ BIUROWY ADMINISTRACJI	21,93
-33	MAGAZYN APTECZNY EKSPEDYCJA	8,61
-34	MAGAZYN APTECZNY	12,97
-35	MAGAZYN APTECZNY KORYTARZ	8,07
-36	MAGAZYN APTECZNY	6,21
-37	MAGAZYN APTECZNY	7,02
-38	MAGAZYN APTECZNY KOMORA DOSTAW	5,25
-39	MAGAZYN POŚCIELI CZYSZTEJ	1,61
-40	EKSPEDYCJA POŚCIELI CZYSZTEJ	1,61
-41	KORYTARZ DOSTAW	8,93
-42	MAGAZYN NARZĘDZI CZYSZYCH	7,50
-1	KLATKA SCHODOWA	11,00
-9	DŹWIG TOWAROWY	488,40

PIWNICA		
ETAP IV	NAZWA POMIESZCZENIA	POW. m2
ZESPÓŁ POMIESZCZEŃ KIOSKU-BARKU		
-59	SALA SPRZEDAŻY/KONSUMPCJI	46,06
-60	KORYTARZ	4,86
-61	MAGAZYN	5,71
-62	POKÓJ SOCJALNY Z SZATNIĄ	3,11
-63	USTĘP PERSONELU	5,48
ZESPÓŁ SZATNIOWO-UMYWALNIOWY PERSONELU		
-64	ZESPÓŁ SZATNIOWO-UMYWAL. PERSONELU	96,64
-65	ZESPÓŁ SZATNIOWO-UMYWAL. PERSONELU	23,55
-66	ZESPÓŁ SZATNIOWO-UMYWAL. PERSONELU	38,83
ZESPÓŁ POMIESZCZEŃ TECHNICZNO-MAGAZYNOWYCH		
-76	MAGAZYN SUWOKÓW CZYSZCZĄCYCH	13,04
-77	MAGAZYN SPRZĘTU	11,80
-78	MAGAZYN TECHNICZNY	18,31
-79	AGREGATY RTG	12,11
-80	UPS-Y	11,54
-81	CENTRALA TELEFONICZNA	14,06
-82	CENTRALNA ROZDZIELNIA ENERGETYCZNA	17,41
ZESPÓŁ POMIESZCZEŃ SPRZĘTU GABARYTOWEGO		
-83	POMIESZCZENIE DEZYNFEKCJI SPRZĘTU BRUD.	18,22
-84	POMIESZCZENIE DEZYNFEKCJI CZYSZTEJ	9,21
-85	POMIESZCZENIE DEZYNFEKCJI CZYSZTEJ	8,61
-86	ŚLIZIA DLA PRACOWNIKA	7,02
-87	POM. DEZYNFEKCJI POM. PRACOWNICZEJ	14,69
ZESPÓŁ POMIESZCZEŃ EKIPY WYJAZDOWEJ		
-88	SOCJAL ZESPÓLU WYJAZDOWEGO KOBIECI	10,07
-89	SOCJAL ZESPÓLU WYJAZDOWEGO MĘSKIEJ	8,72
-90	SOCJAL ZESPÓLU WYJAZDOWEGO LEKARZE	10,34
-91	KABINA HIGIENICZNO-SANITARNĄ ZESPÓLU	3,57
-92	KORYTARZ POMIESZCZEŃ ZESPÓLU	13,39
-58	USTĘP ODMIEDZAJĄCYCH	21,95
-67	KORYTARZ OGÓLNODOSTĘPNY	51,18
-75	KORYTARZ DLA PERSONELU	29,30
		426,35

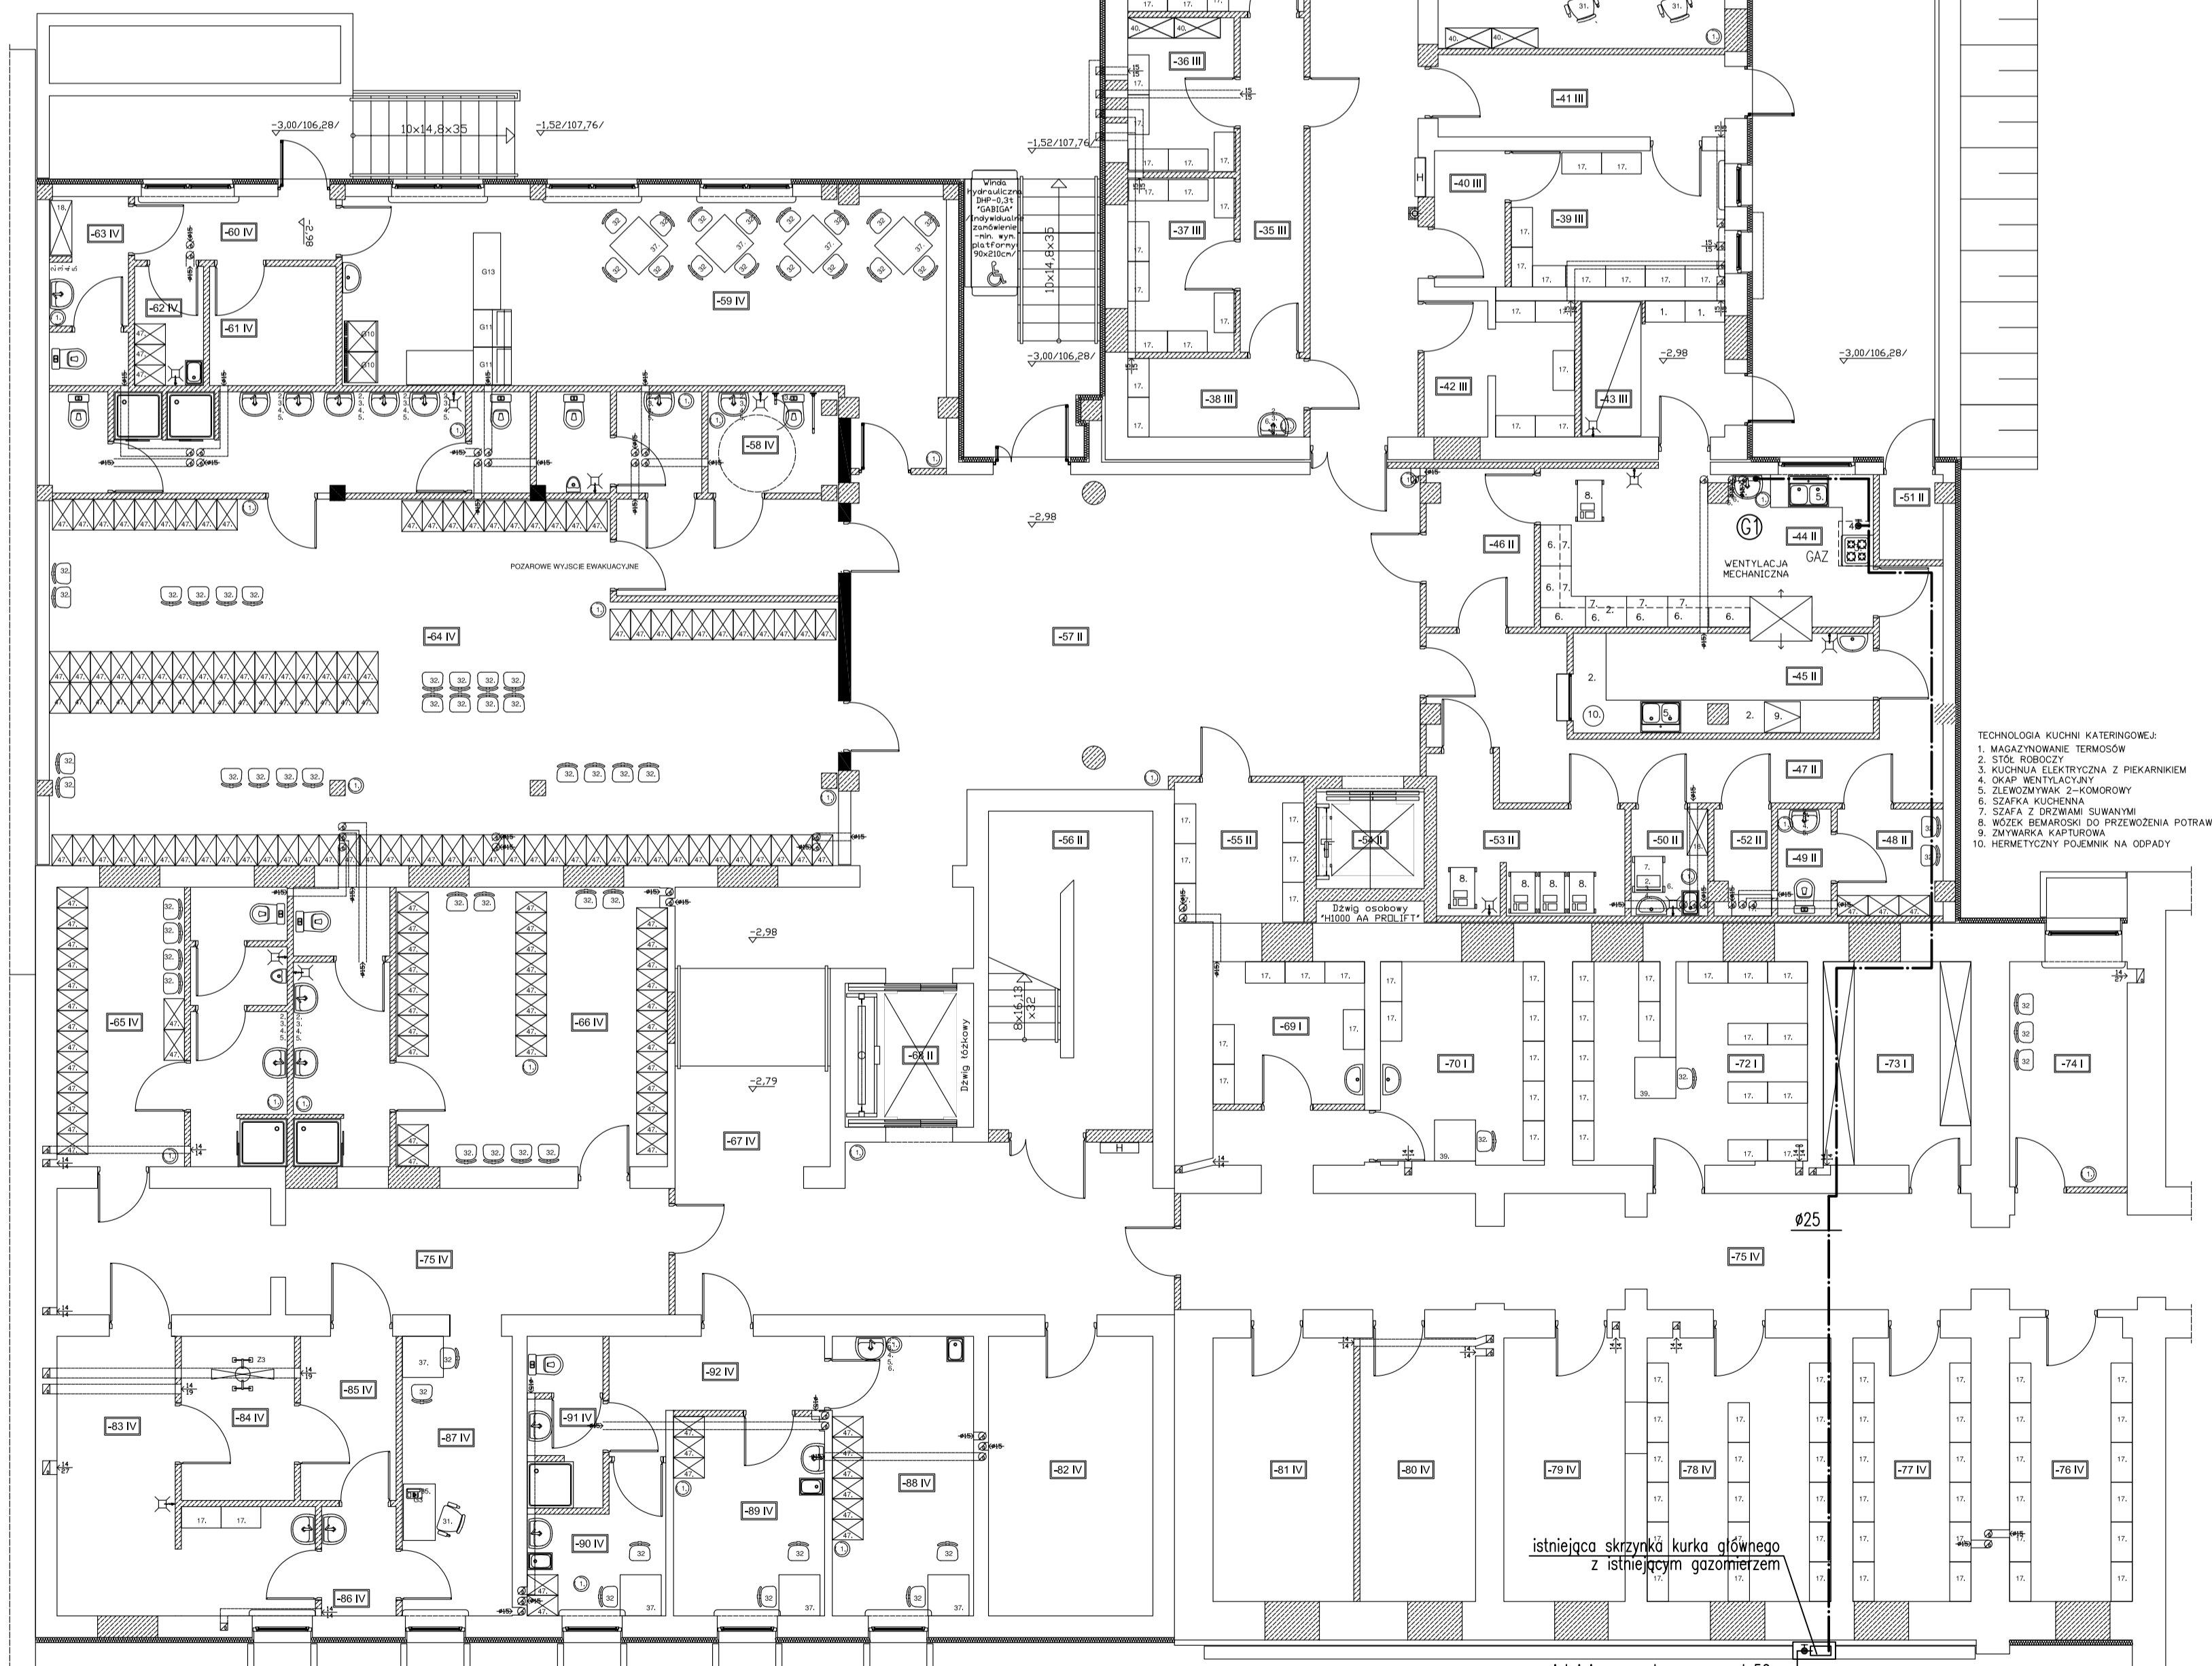

 OZNACZENIA



PROJ. PRZEWODY GAZU

- TECHNOLOGIA KUCHNI KATERINGOWEJ:
- MAGAZYNOWANIE TERMOSSÓW
 - STÓL ROBOCZY
 - KUCHNIA ELEKTRYCZNA Z PIEKARNIKIEM
 - OKAP WENTYLACYJNY
 - ZESPÓŁ SZATNIOWO-UMYWALNY
 - SZAFKA KUCHENNA
 - SZAFKA Z OSTRZĄMI SUWALNYMI
 - WÓZEK BEMARSDO DO PRZEWOZU POTRAW
 - ZAWIĄZKA KAPTUREM
 - HERMETYCZNY POJEMNIK NA ODPADY

WAW BIURO PROJEKTOWANIA I REALIZACJI ARCHITEKTURY SP. Z O.O. UL. CYGANKA 7 87-800 WŁOCŁAWEK tel./fax 054 2313313, e-mail waw@wpj.pl		STADIUM: PROJEKT BUDOWLANY BRANŻA: SANITARNIA GAZ OZ20
NAZWA I ADRES: DOSTOSOWANIE OBIEKTU /PRZEBUDOWA, DOBUDOWA I NADBUDOWA/ BUDYNKÓW SZPIITALA POWIATOWEGO W TUCHOLI 89-500 TUCHOLA UL. NOWODWORSKIEGO 14-18 DZIAŁKA NR 19475 19476	RYSUNEK: RZUT PIWNICY INSTAL. GAZOWA	SKALA: 1:100
PROJEKTANT: inż. Paweł Ostrowski Uprawnienia budowlane do projektowania bez ograniczeń w specj. instalacyjnej w zakresie ściek, instalacji i urządzeń obsługujących wentylacyjnych, gazowych, wodociągowych i kanalizacyjnych nr ewid. KUP/0056/POSO/08	DATA: WRZESIEŃ 2008	NR RYS.: 1
SPRAWDZAJĄCY: inż. Piotr Muciejewski Uprawnienia budowlane do projektowania w specjalności instalacji i urządzeń sanitarnych nr upr.: UAN-K2-721032087		NR STR.: 1