


głębokość rozdzielnic 225 mm

WAW BIURO PROJEKTOWANIA I REALIZACJI ARCHITEKTURY SP. Z O.O. UL. CYGANKA 7 87-800 WŁOCLAWEK tel./fax 0-54 2313313, e-mail waw7@wp.pl		Dostosowanie Obiektu - Przebudowa, Dobudowa i Nadbudowa Budynków Szpitala Powiatowego w Tucholi 89-500 TUCHOLA, ul. Nowodworska 14-18 Nr ewid. działki 1947/5, 1947/6		INSTALACJE ELEKTRYCZNE	
ELEWACJA RODZIELNICY GŁÓWNEJ RG - piwnica			SKALA 1: 10		
PROJEKTANT	inż. JAN KŁOCKOWSKI UPR. W SPEC. INSTALACJE I SIECI ELEKTRYCZNE NR. UAN - NB - 8386 - 5/2/85 Wk	DATA	październik 2008		
SPRAWDZAJĄCY	mgr inż. KRZYSZTOF HIRSCH UPR. W SPEC. INSTALACJE I SIECI ELEKTRYCZNE NR. UA - NB - 8386 - 5/98/90 Wk	nr rys.	75		
WSPÓŁPRACA	mgr inż. Daniel Bagdziński	str.			
WSPÓŁPRACA	mgr inż. Michał Kotrysiak				

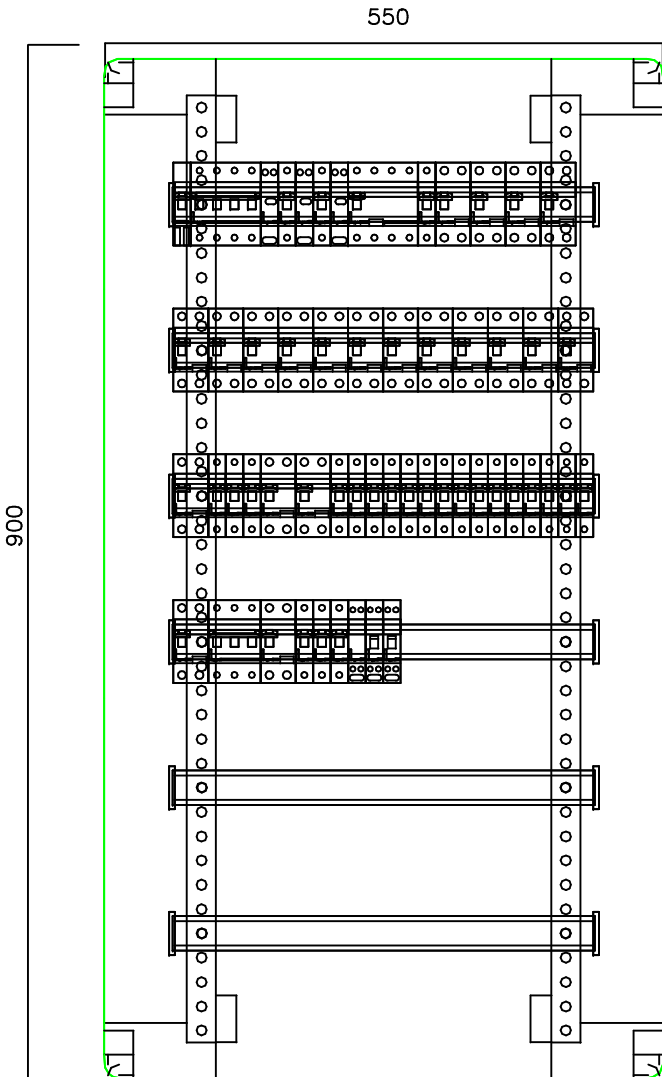

WAW BIURO PROJEKTOWANIA I REALIZACJI ARCHITEKTURY SP. Z O.O. UL. CYGANKA 7 87-800 WŁOCLAWEK tel./fax 0-54 2313313, e-mail waw7@wp.pl		Dostosowanie Obiektu - Przebudowa, Dobudowa i Nadbudowa Budynków Szpitala Powiatowego w Tucholi 89-500 TUCHOLA, ul. Nowodworska 14-18 Nr ewid. działki 1947/5, 1947/6		INSTALACJE ELEKTRYCZNE	
ELEWACJA RODZIELNIC TPAB, TPOAB, TP1AB, TP2AB, TP3AB			SKALA 1: 10		
PROJEKTANT	inż. JAN KŁOCKOWSKI UPR. W SPEC. INSTALACJE I SIECI ELEKTRYCZNE NR. UAN - NB - 8386 - 5/2/85 Wk	DATA	październik 2008		
SPRAWDZAJĄCY	mgr inż. KRZYSZTOF HIRSCH UPR. W SPEC. INSTALACJE I SIECI ELEKTRYCZNE NR. UA - NB - 8386 - 5/98/90 Wk	nr rys.	76		
WSPÓŁPRACA	mgr inż. Daniel Bagdziński	str.			
WSPÓŁPRACA	mgr inż. Michał Kotrysiak				